


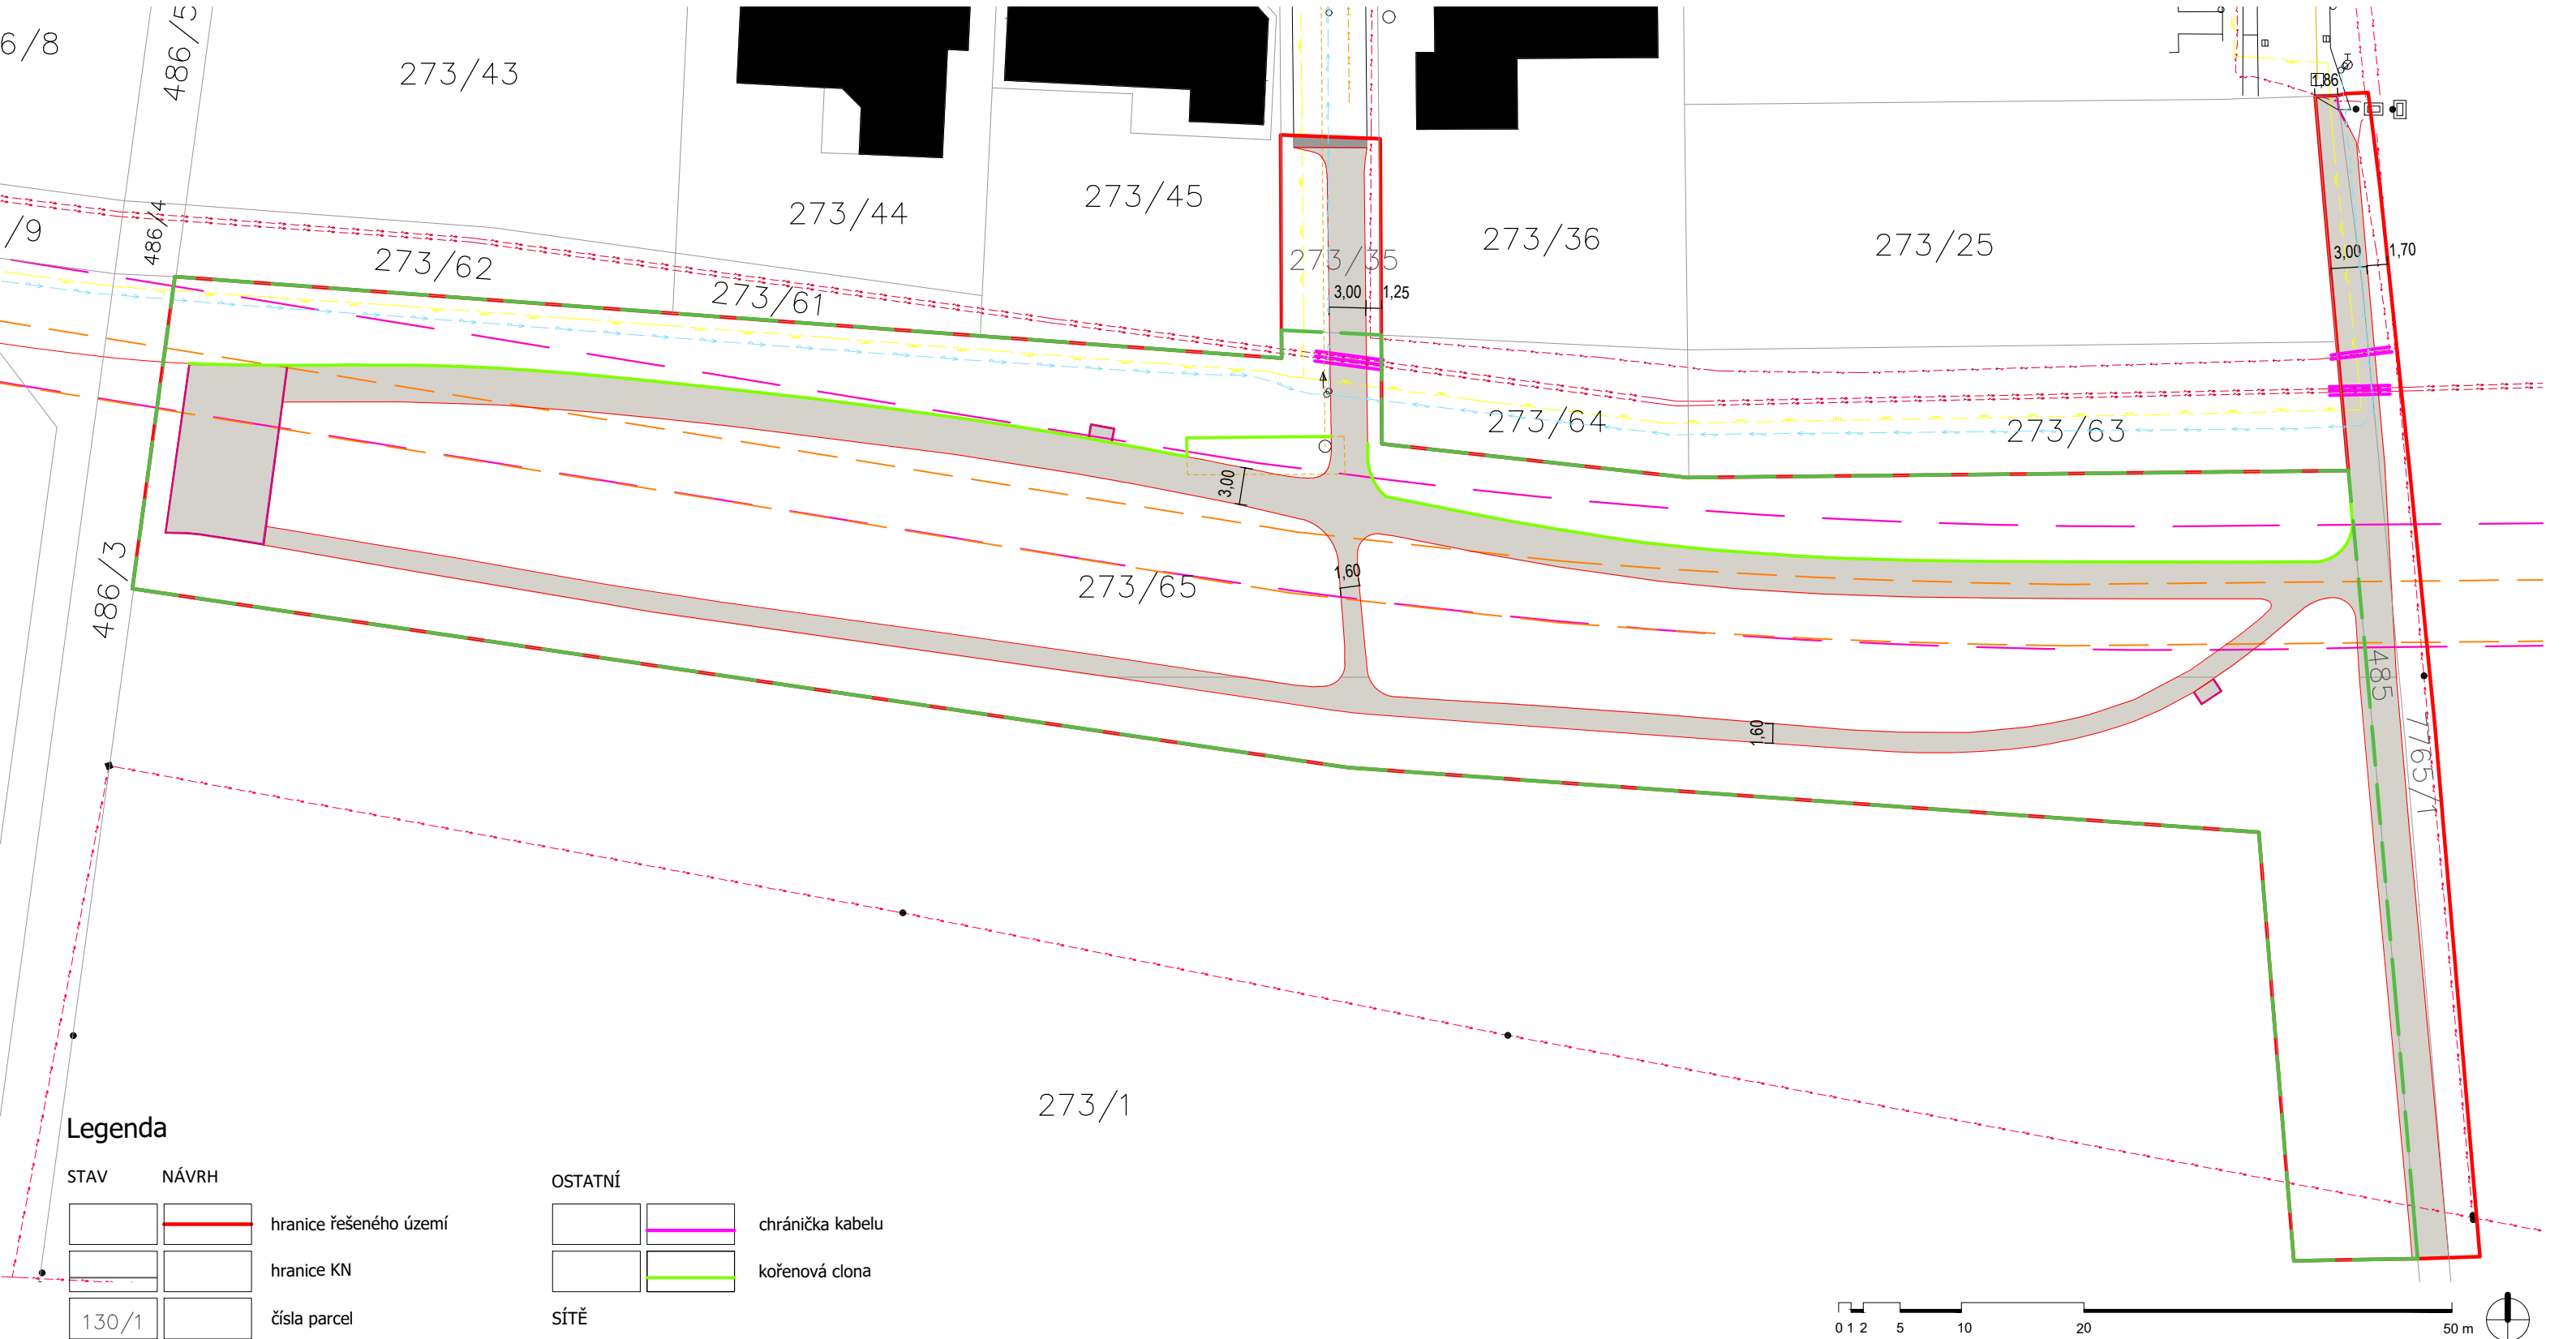

Legenda

STAV	NÁVRH	
		hranice řešeného území
		hranice KN
		čísla parcel
		budovy
		polohopis
		koridor trasy cyklostezky dle ÚP
		koridor přeložky VN dle ÚP
ZPEVNĚNÉ PLOCHY		
		mechanicky zpevněné kamenivo
		asfalt
		obruba z žulové kostky

OSTATNÍ		
		chránička kabelu
		kořenová clona
SÍTĚ		
		komunikační síť
		vedení vysokého napětí - nadzemní
		vedení nízkého napětí - nadzemní
		vedení vysokého napětí - podzemní
		vedení nízkého napětí - podzemní
		plynovod
		vodovod
		kanalizace
		systém pro zasakování dešť. vody

ZHOTOVITEL: FLORSTYL s. r. o.	
ZODP. PROJEKTANT: Ing. Markéta Sprinzlová, Ph. D.	
VYPRACOVALA: Ing. Anna Sedlmajerová, Bc. Radka Matuszková	
INVESTOR: Statutární město Prostějov, nám. T. G. Masaryka 130/14, 796 01 Prostějov	MÍSTO: k.ú. Krasice [733695]
AKCE: PROSTĚJOV - JIŽNÍ PRSTENEC - III. ETAPA SO 101 Zpevněné plochy	
OBSAH VÝKRESU: SITUACE ZPEVNĚNÝCH PLOCH	

Náměstí Svobody 362,
686 04 Kunovice
IČO: 60731346
DIČ: CZ60731346

www.florstyl.cz
atelier@florstyl.cz
+420 571 893 141

STUPEŇ PD: DUR+DSP	
DATUM: 3/2024	FORMÁT: 2xA4
MĚŘÍTKO: 1:500	Č. VÝKRESU: D.101.2