


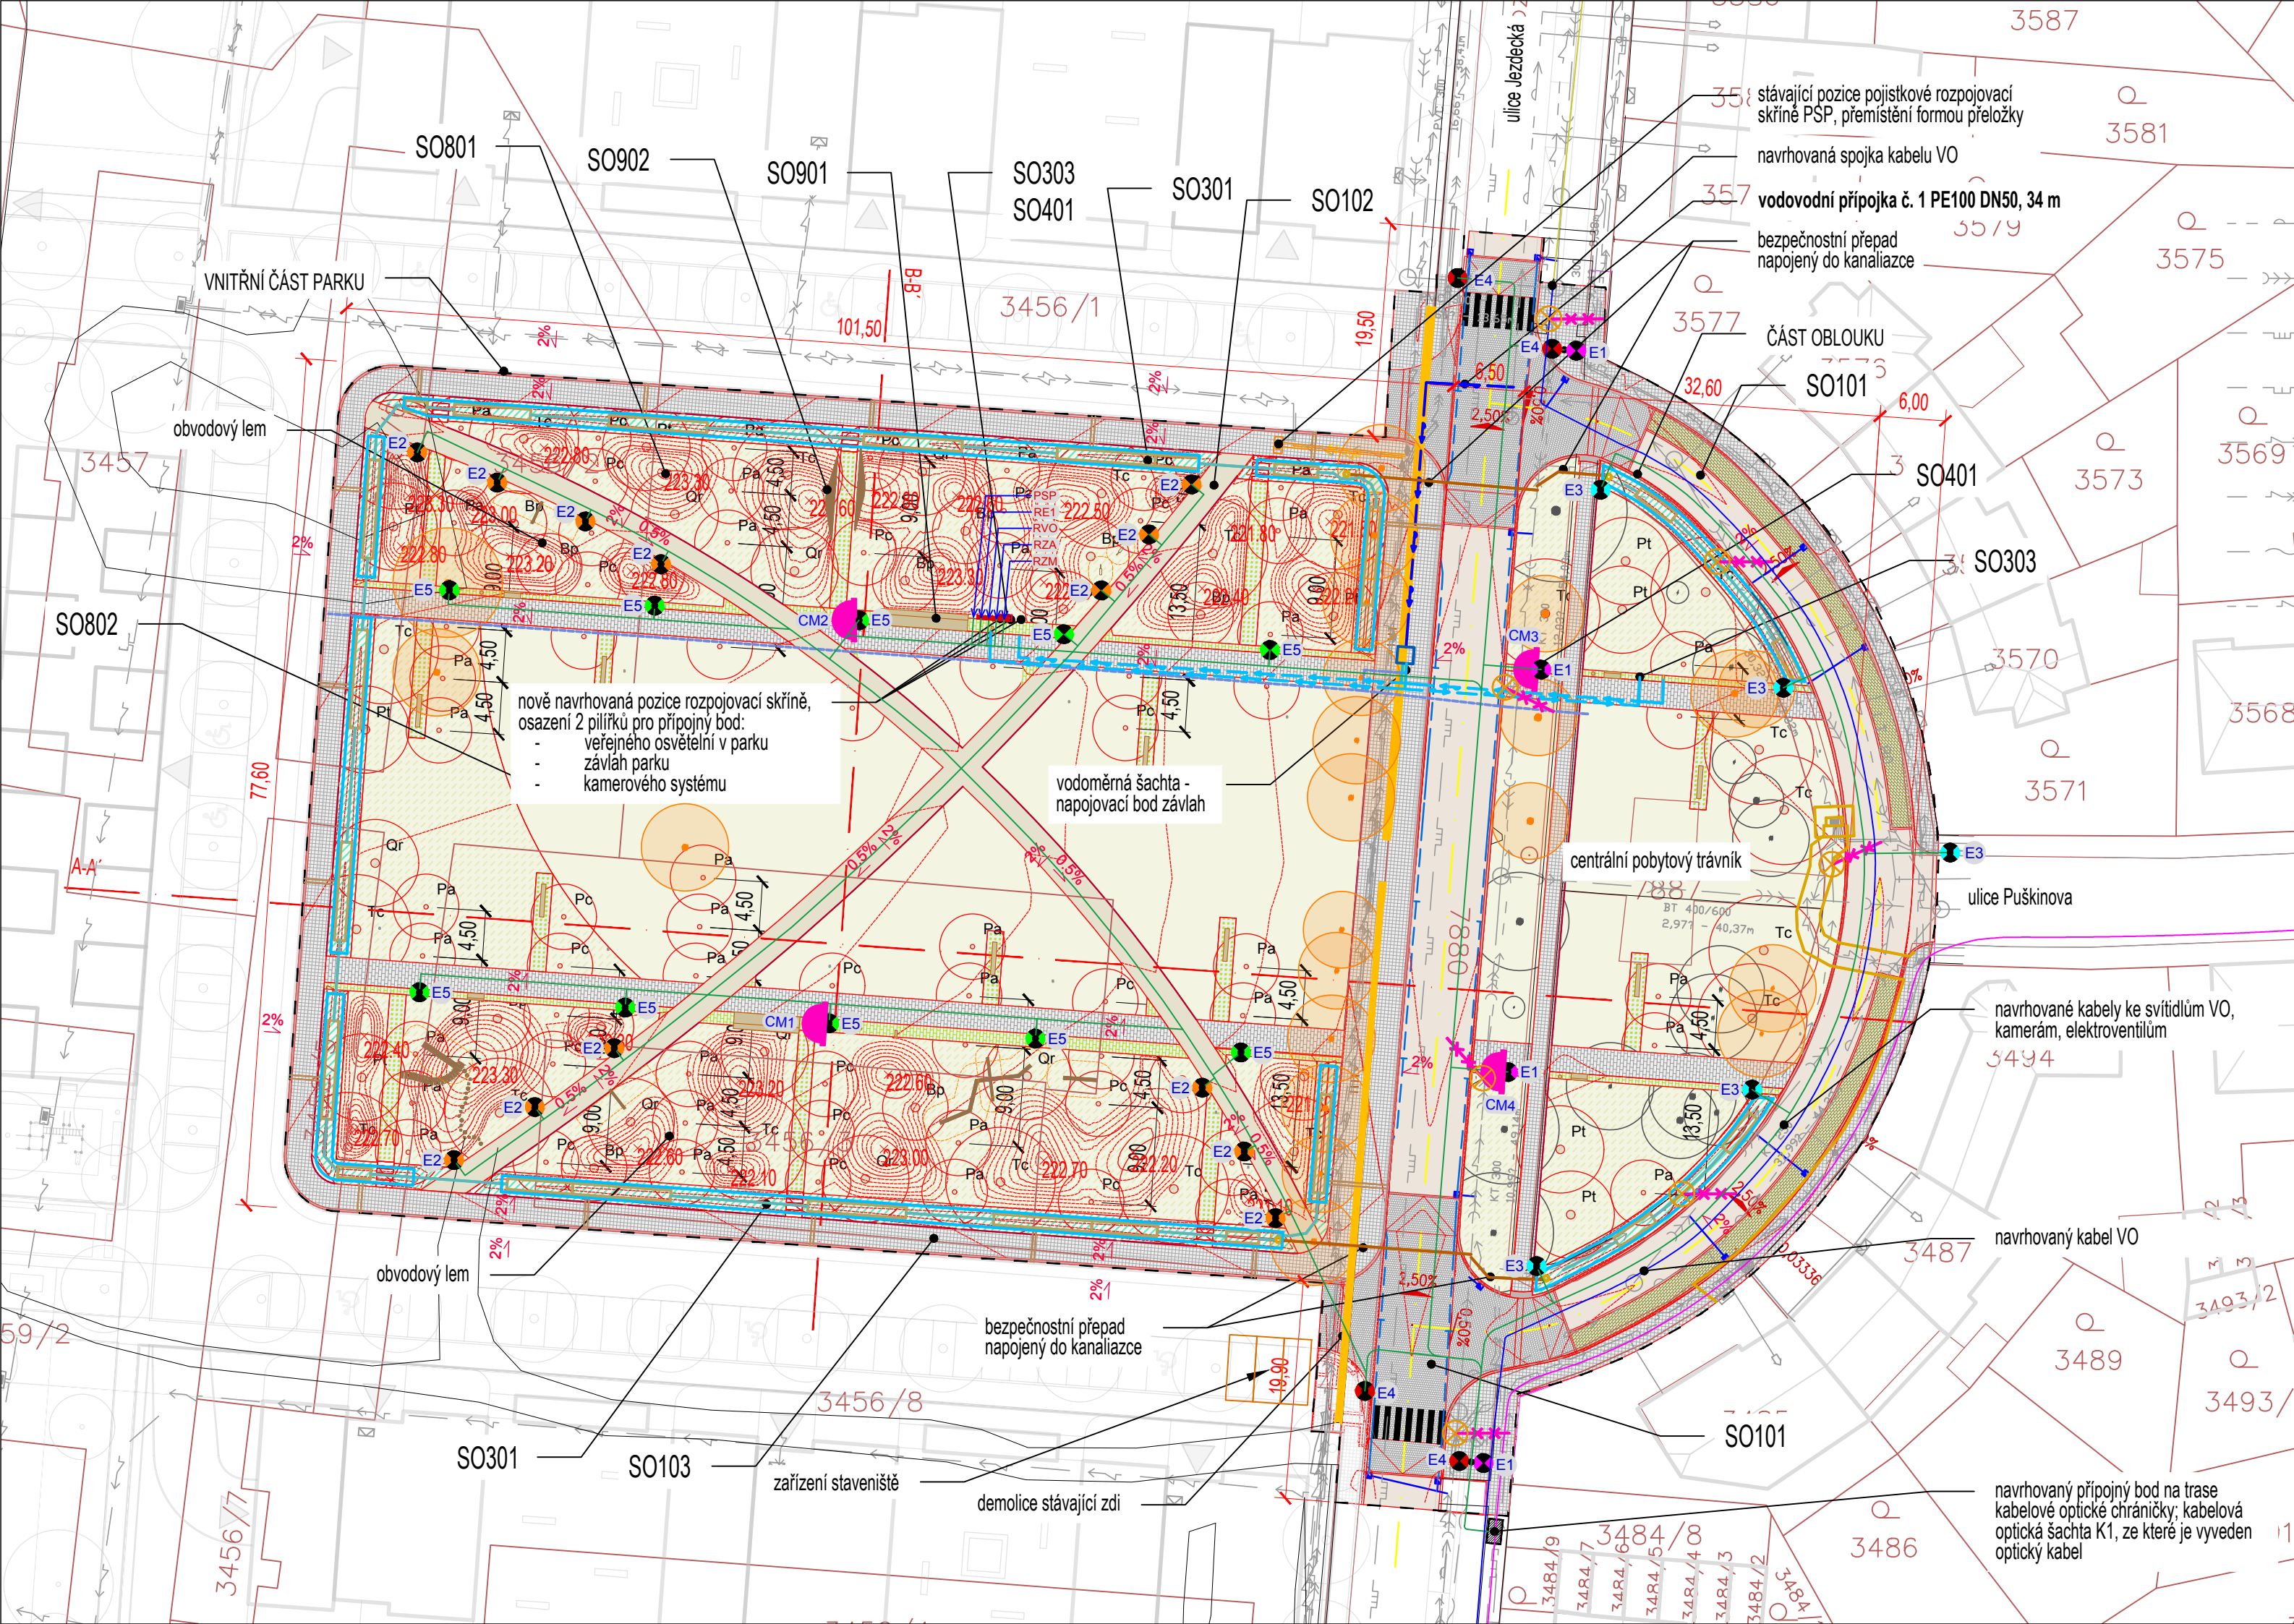

SO 001 Příprava území

- kácené stromy
- demolované objekty
- zařízení staveniště
- sloup VO určený k demontáži

SO 101 Rekonstrukce MK Jezdecká

- navrhované hrany
- pozemní komunikace
- zvýšené prahy
- dlažba betonová drenážní 15x30 cm
- drenáž, drenážní šachty
- uliční vpusti

SO 102 Zpevněné plochy

- dlažba betonová 30x30 cm
- dlažba betonová 30x60 cm
- dlažba betonová 30x20 cm distanční
- litý beton
- betonový blok 100x40x60 cm

SO 301 Hospodaření s dešťovou vodou

- uzavřený žlab
- povrchové vsakovací rýhy
- štrkové podzemní tělesa
- drenážní trubka
- kanalizace z bezpečnostního přepadu

SO 302 Vodovod a kanalizace

- vodovodní přípojka
- vodoměrná šachta
- rozvody vnitřního vodovodu
- kanalizace z šachty bezpečnostního přepadu

SO 303 Závlahy

- příprava na napojení na akumulací nádrž

SO 401 Veřejné osvětlení a přípojný bod

- trasy nových kabelů k svítidlům VO, ke kamerám, k elektroventilům
- navrhovaná trasa kabelu VO
- kabelová optická chránička

E1, E3, E4

- lampy veřejného osvětlení
- lampy parkového osvětlení
- sloupková svítidla
- navrhovaná pozice kamer
- přeložka pojistkové rozpojovací skříně

SO 801 Terénní úpravy

- vrstevnice hlavní (1 m)
- vrstevnice vedlejší (20 cm)
- navrhovaná výška terénu

SO 802 Vegetační úpravy

- stávající stromy
- navrhované stromy
- pobytový trávník
- luční trávník
- travobílinný povrch vsakovací rýhy
- štrkotrávník

SO 901 Mobiliiár

- M1 - lavice s opěradlem
- M2 - vlnitá lavice
- M3 - masivní lavice
- M4 - přítka
- M5 - mížátko
- M6 - stojany na kola
- M7 - odpadkové koše
- zahrazovací sloupky

SO 902 Herní prvky

- herní prvky

řešené území

- katastr nemovitostí
- stávající inženýrské sítě
- vodovod
- kanalizace
- plynovod STL
- plynovod NTL
- rozvody elektrické sítě VN
- rozvody elektrické sítě NN
- komunikační kabely
- veřejné osvětlení

Koordinační situace

projekt:
Revitalizace lokality bývalých Jezdeckých kasáren v Prostějově

investor:
Statutární město Prostějov
T. G. Masaryka 130/14, 796 01 Prostějov,
IČO: 00288659

zpracovatel:
Ing. Romana Michalková, Ph.D.
Malátova 434/11, 150 00 Praha 5
rommich@seznam.cz, +420 603 141 856

hlavní inženýr projektu:
Ing. Romana Michalková, Ph.D.

zpracovatel částí:
Ing. Romana Michalková, Ph.D.
Malátova 434/11, 150 00 Praha 5
rommich@seznam.cz, +420 603 141 856

zodpovědný projektant:
Ing. Romana Michalková, Ph.D.

vypracovala:
Ing. arch. Adéla Chmelová

fáze:
DÚSP

část:
-

stavební objekt:
-

formát:
3xA4

měřítko:
1:500

datum:
10/2024

číslo výkresu:
C.3

zpracováno v souřadnicovém systému S-JTSK