


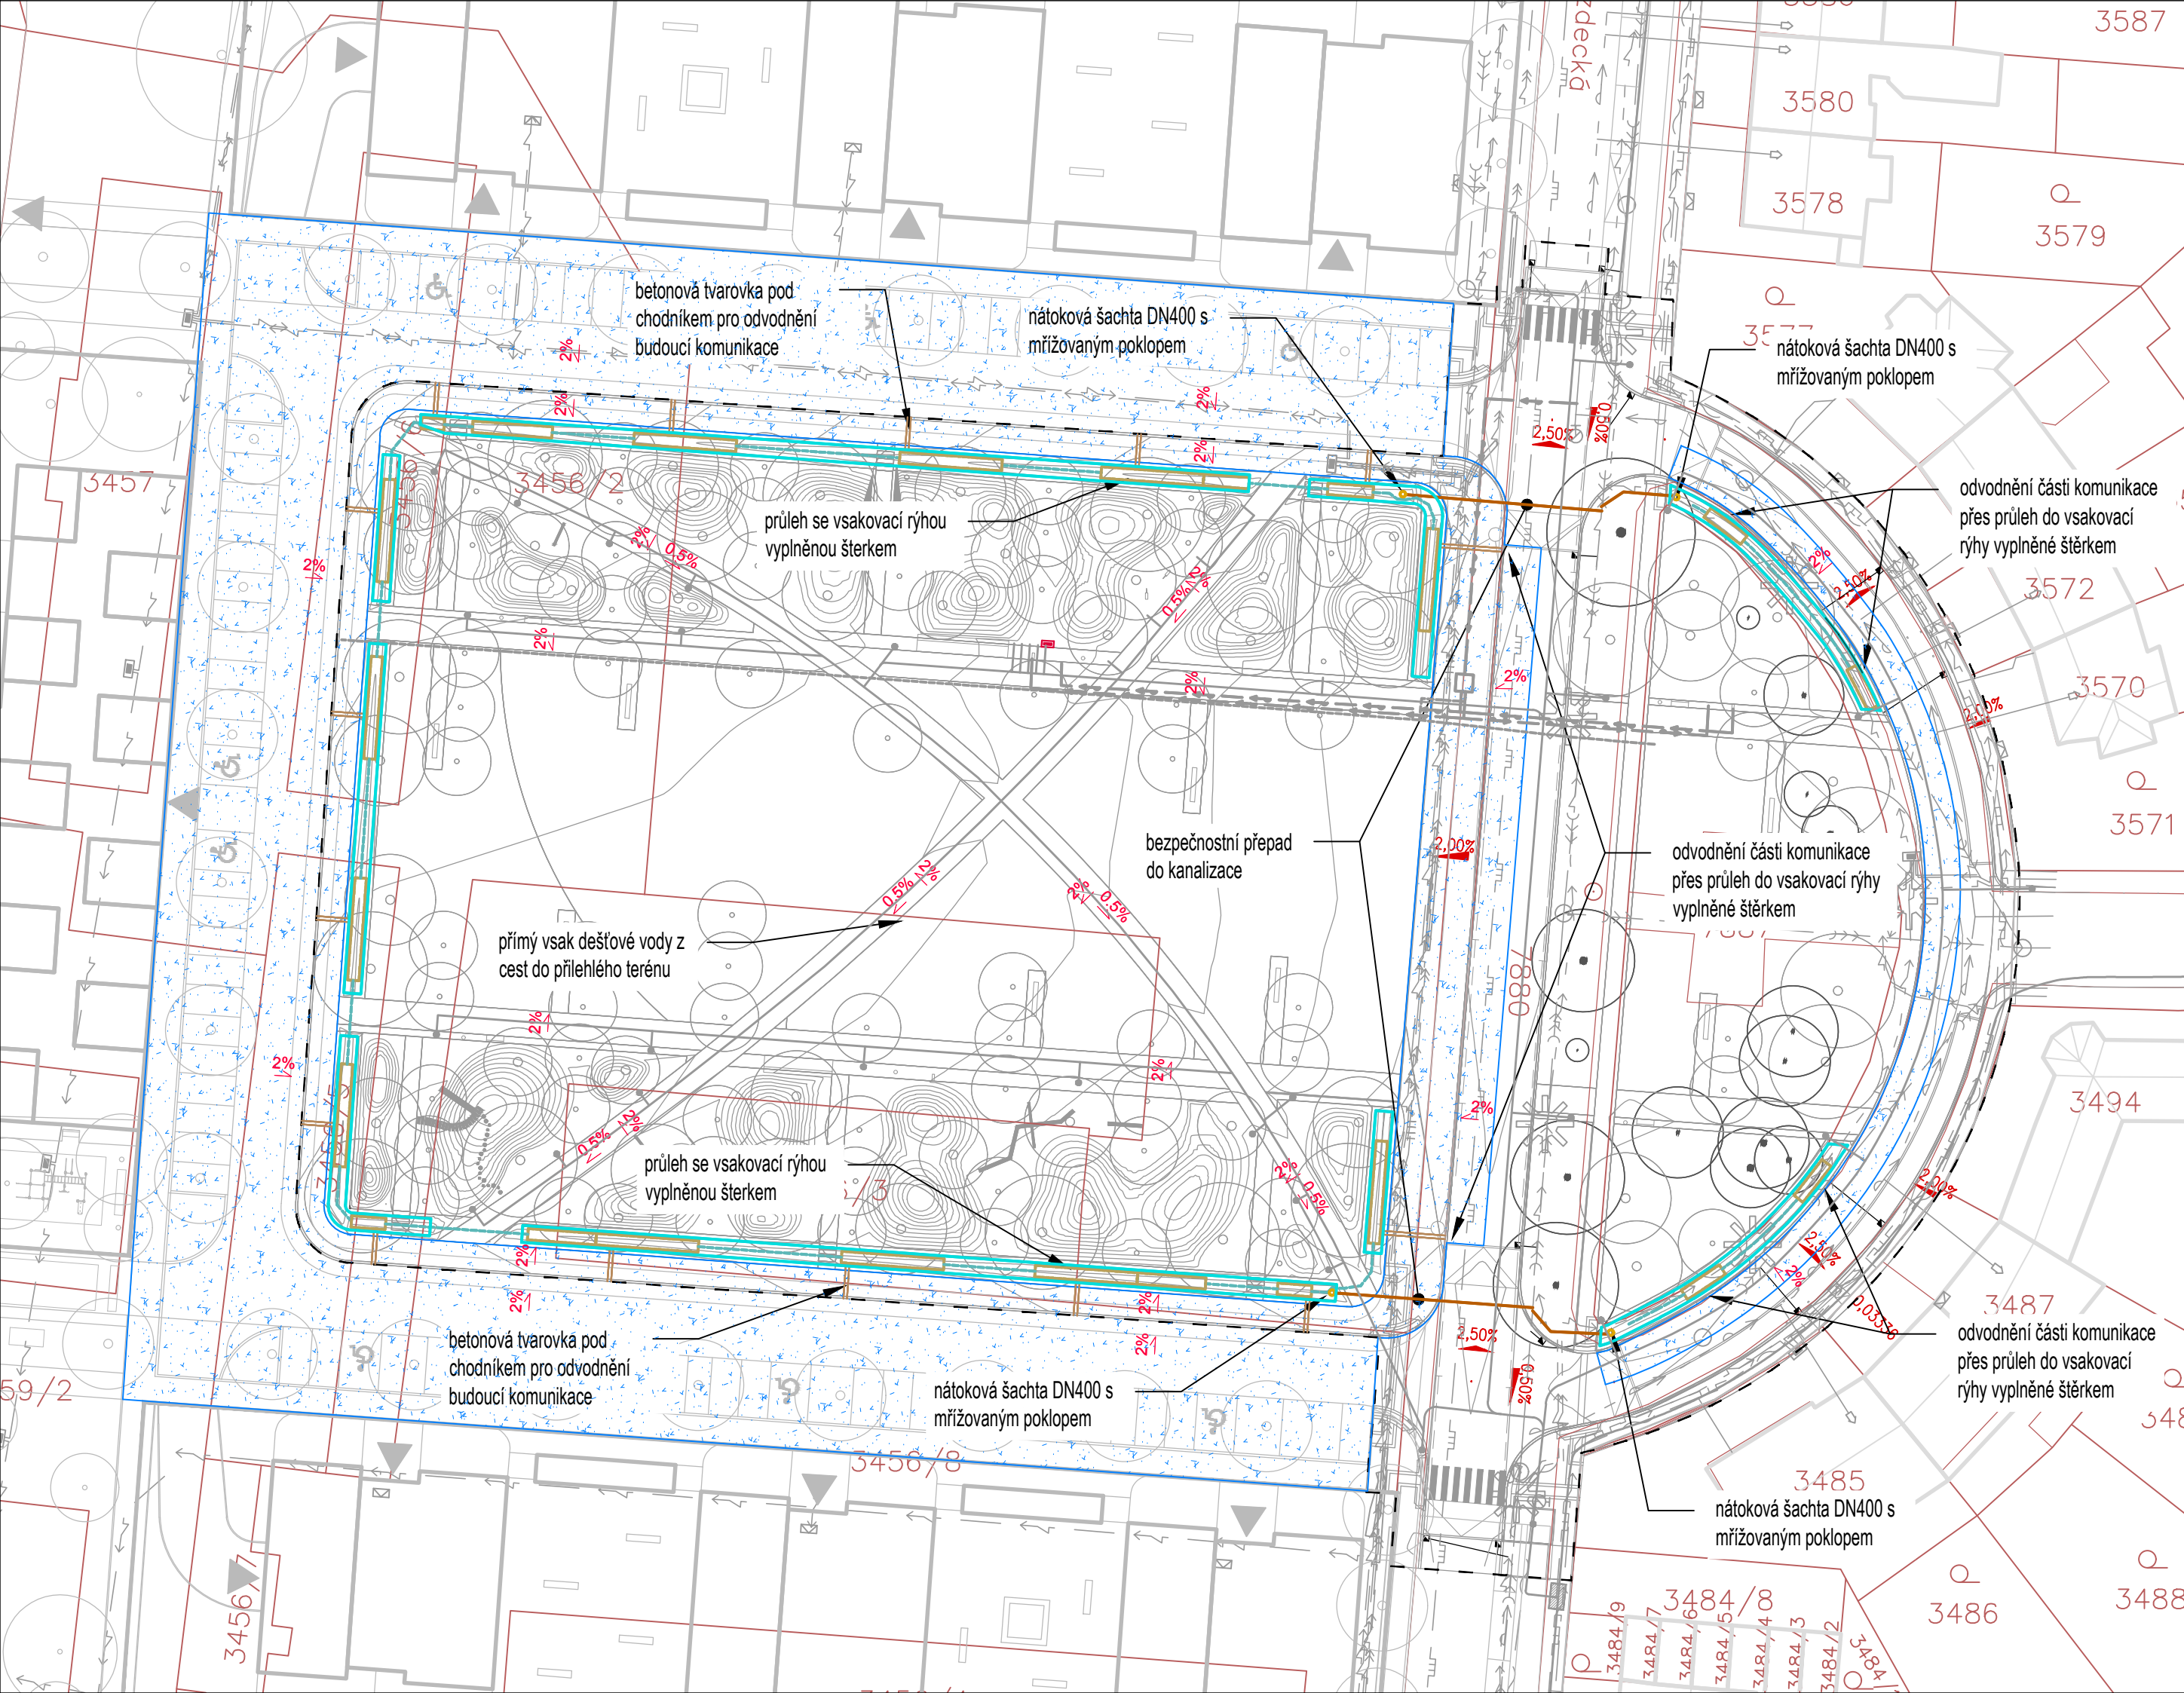

Legenda

- povrchové vsakovací rýhy

uzavřený žlab

šterková podzemní tělesa

drenážní trubka

vodovodní přípojka

vodoměrná šachta

rozvod vnitřního vodovodu

příprava na napojení na akumulační nádrž

šachta s přepadem do kanalizace

kanalizace z šachty bezpečnostního přepadu
- řešené území

katastr nemovitostí

stávající inženýrské sítě

vodovod

kanalizace

plynovod STL

plynovod NTL

rozvody elektrické sítě VN

rozvody elektrické sítě NN

komunikační kabely

veřejné osvětlení

název výkresu:
Situace hospodaření s dešť. vodou

projekt:
Revitalizace lokality bývalých Jezdeckých kasáren v Prostějově

investor:
Statutární město Prostějov
T. G. Masaryka 130/14, 796 01 Prostějov,
IČO: 00288659

zpracovatel:
Ing. Romana Michalková, Ph.D.
Malátova 434/11, 150 00 Praha 5
rommich@seznam.cz, +420 603 141 856

hlavní inženýr projektu:
Ing. Romana Michalková, Ph.D.

zpracovatel části:
Ing. Jiří Ruprecht
osastera@volny.cz
+420xxx

zodpovědný projektant:
Ing. Jiří Ruprecht

vypracoval/a:
Ing. Jiří Ruprecht

fáze:
DÚSP

část:
D.2.1 Hospodaření s dešťovou vodou

stavební objekt:
SO 301 Hospodaření s dešťovou vodou

formát:
2,5xA4

měřítko:
1:500

datum:
10/2024