


**KOORDINAČNÍ SITUACE  
M 1:200**

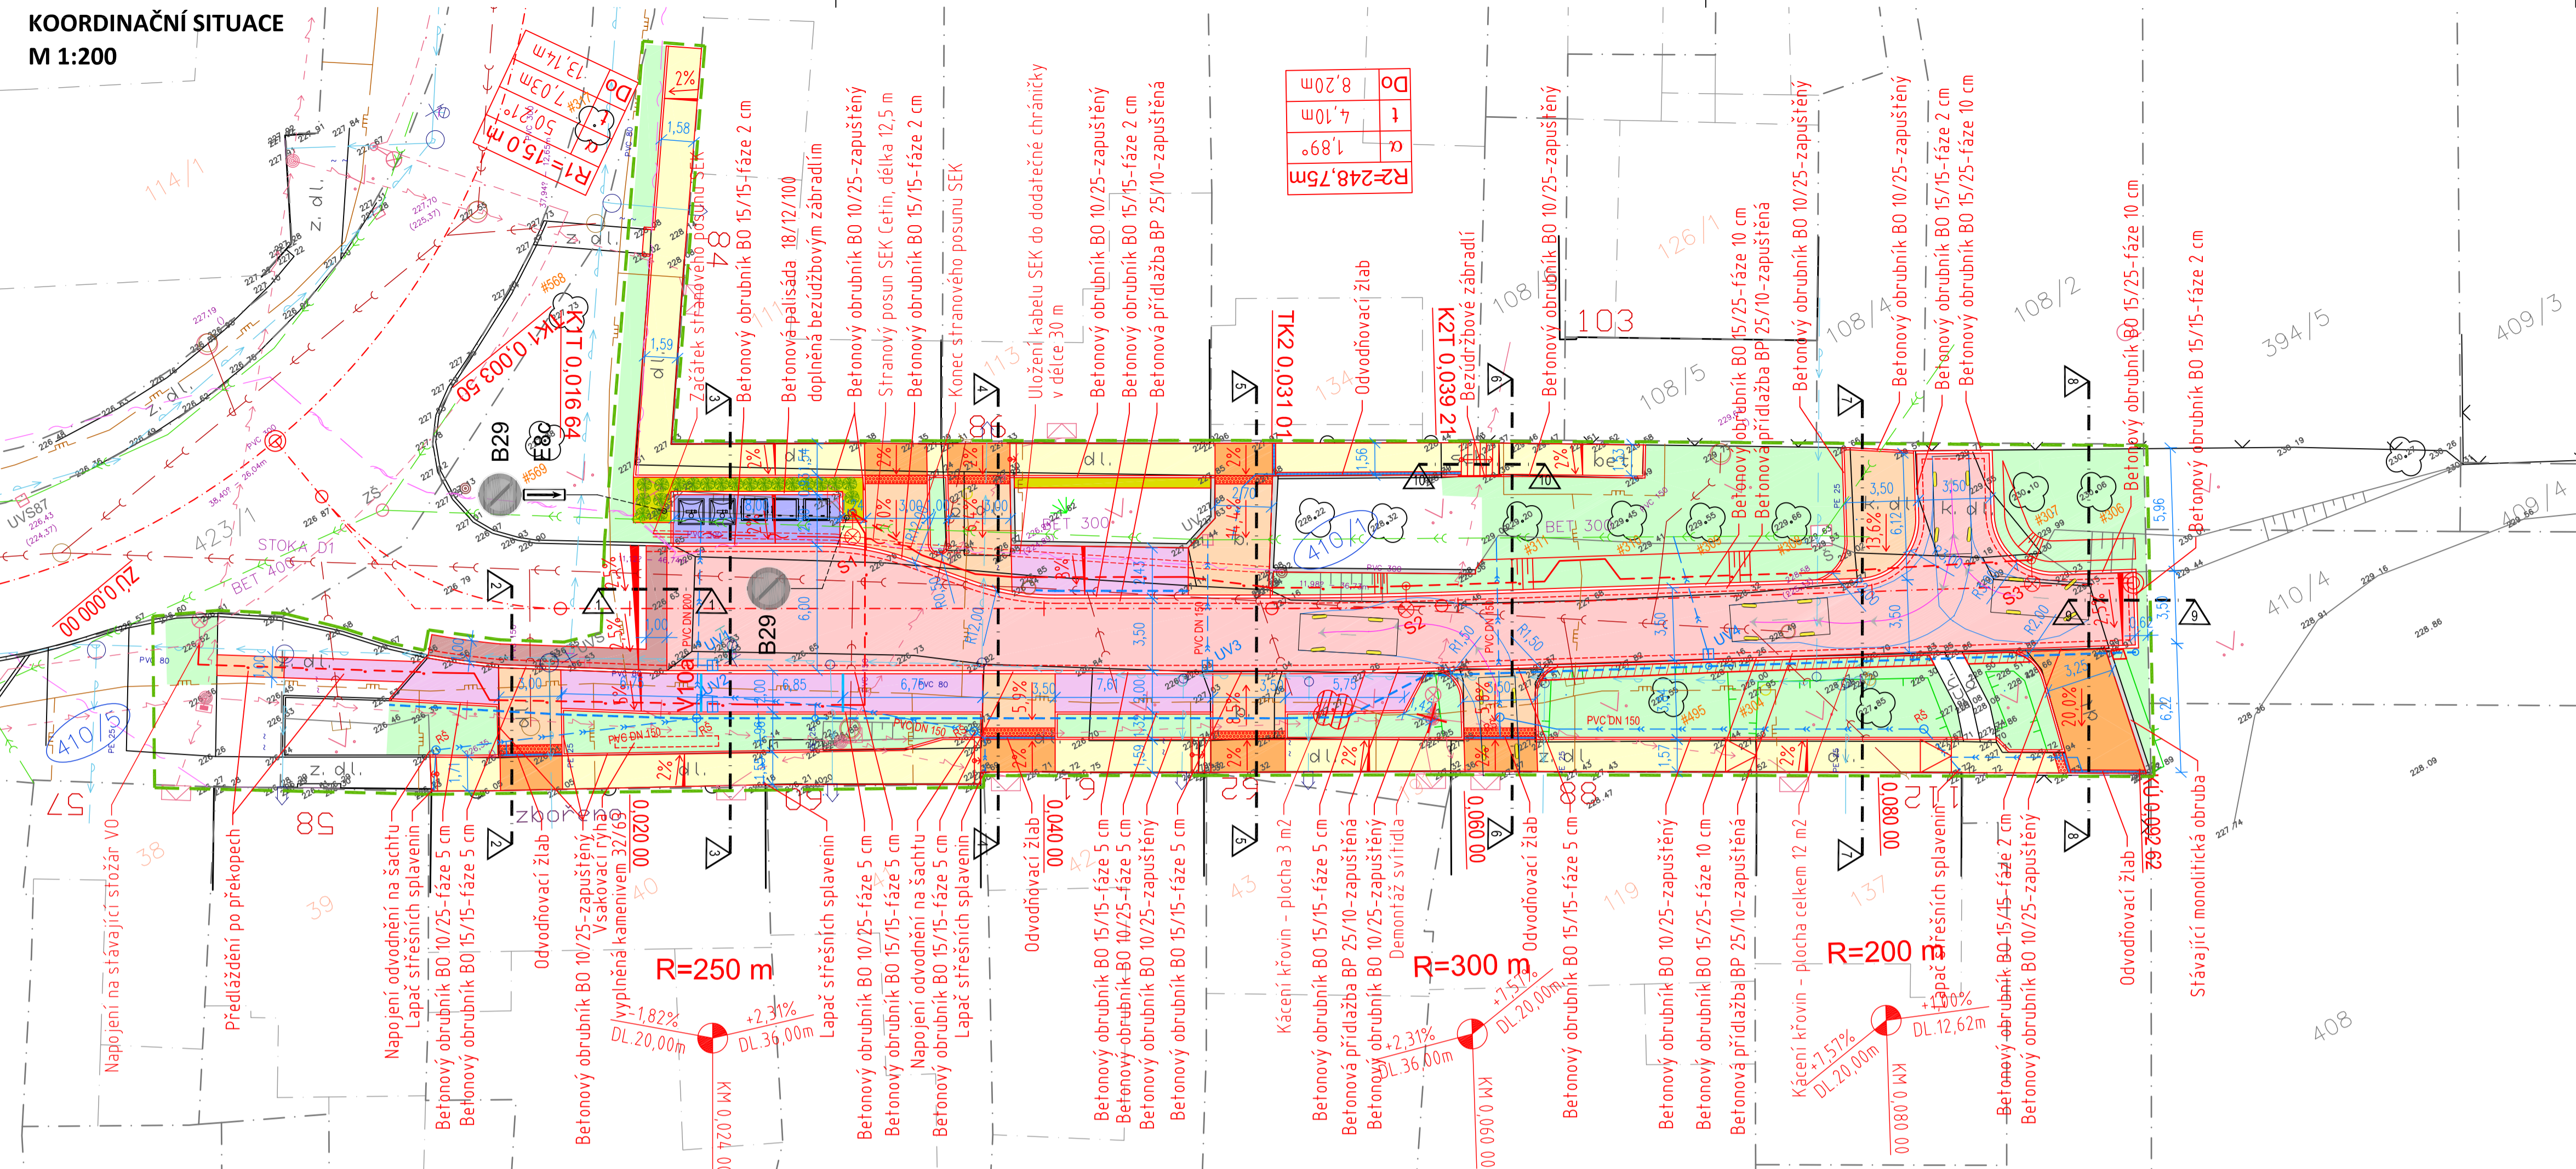

**LEGENDA:**

STÁVAJÍCÍ	NÁVRH
[Symbol]	KOMUNIKACE-NOVÁ SKLADBA
[Symbol]	ASFALTOBETON ACO 11
[Symbol]	KOMUNIKACE-PREFREZOVANI
[Symbol]	ASFALTOBETON ACO 11
[Symbol]	SJEZD
[Symbol]	DLAŽBA 20/10/8 ŠEDA
[Symbol]	SJEZD
[Symbol]	DRENÁŽNÍ DLAŽBA 20/20/8 ŠEDA
[Symbol]	CHODNÍK
[Symbol]	DLAŽBA 20/10/6 ŠEDA
[Symbol]	PARKOVACÍ STÁNÍ
[Symbol]	DRENÁŽNÍ DLAŽBA 20/20/8 ŠEDA
[Symbol]	KONTEJNEROVÉ STÁNÍ
[Symbol]	DLAŽBA 20/10/8 ŠEDA
[Symbol]	ZELEŇ
[Symbol]	TRAVNATÁ PLOCHA
[Symbol]	ZELEŇ
[Symbol]	MULČ
[Symbol]	BEZBARIÉROVÁ ÚPRAVA
[Symbol]	DLAŽBA ČERVENÁ RELIÉFNÍ
[Symbol]	HRANICE PARCEL-DLE KN
[Symbol]	PARCELNÍ ČÍSLO-DLE KN
[Symbol]	HRANICE ŘEŠENÉHO ŮZEMÍ
[Symbol]	STÁVAJÍCÍ STROMY/KEŘE
[Symbol]	KÁČE
[Symbol]	KEŘE-VÝSADBA
[Symbol]	SPIRAEA JAPONICA SHIROBANA

**SEZNAM STAVEBNÍCH OBJEKTŮ:**

- SO 101 KOMUNIKACE A ZPEVNĚNÉ PLOCHY
- SO 401 VEŘEJNÉ OSVĚTLENÍ
- SO 402 PŘELOŽKA SEK CETIN
- SO 701 KONTEJNEROVÉ STÁNÍ
- SO 801 SADOVÉ ÚPRAVY

**LEGENDA INŽENÝRSKÝCH SÍTÍ:**

STÁVAJÍCÍ	NÁVRH
[Symbol]	KANALIZACE DEŠTOVÁ
[Symbol]	KANALIZACE DEŠTOVÁ-PŘÍPOJKY UV
[Symbol]	KANALIZACE SPLAŠKOVÁ
[Symbol]	VODOVOD
[Symbol]	PLYNOVOD NTL
[Symbol]	PLYNOVOD STL
[Symbol]	DISTRIBUČNÍ ROZVOD NN NADZEMNÍ
[Symbol]	DISTRIBUČNÍ ROZVOD NN PODZEMNÍ
[Symbol]	DISTRIBUČNÍ ROZVOD VN NADZEMNÍ
[Symbol]	DISTRIBUČNÍ ROZVOD VN PODZEMNÍ
[Symbol]	SĎELOVACÍ KABEL-CETIN
[Symbol]	ROZVOD VO PODZEMNÍ
[Symbol]	STOŽÁR VO
[Symbol]	ULIČNÍ VPUST
[Symbol]	HYDRANT
[Symbol]	DODATEČNÁ CHRÁNIČKA
[Symbol]	DOPLNĚNÍ DĚLENÝCH CHRÁNIČEK


SOUŘADNICOVÝ SYSTÉM: JTSK

VÝŠKOVÝ SYSTÉM: Balt p.v.

POLOHA STÁVAJÍCÍCH INŽENÝRSKÝCH SÍTÍ JE INFORMATIVNÍ

HLAVNÍ PROJEKTANT	KONTROLOVAL	VYPRACOVAL	ING. TOMÁŠ RUTH
ING. TOMÁŠ RUTH	ING. TOMÁŠ RUTH	ING. TOMÁŠ RUTH	SEDMDESÁTÁ 7055, ZLÍN INFO@TOMASRUTH.CZ
INVESTOR	STATUTÁRNÍ MĚSTO PROSTĚJOV		NÁM. T. G. MASARYKA 130/14, 796 01 PROSTĚJOV +420 775 194 456
STAVBA	ŽEŠOV-REKONSTRUKCE MK NA P.Č. 410/1		FORMÁT 4 A4 DATUM 8/2022
			STUPEŇ PD DUSP
			MĚŘÍTKO 1:200
OBSAH	KOORDINAČNÍ SITUACE		ČÍSLO VYKRESU PARÉ C.03.

**KOORDINAČNÍ SITUACE  
M 1:200**

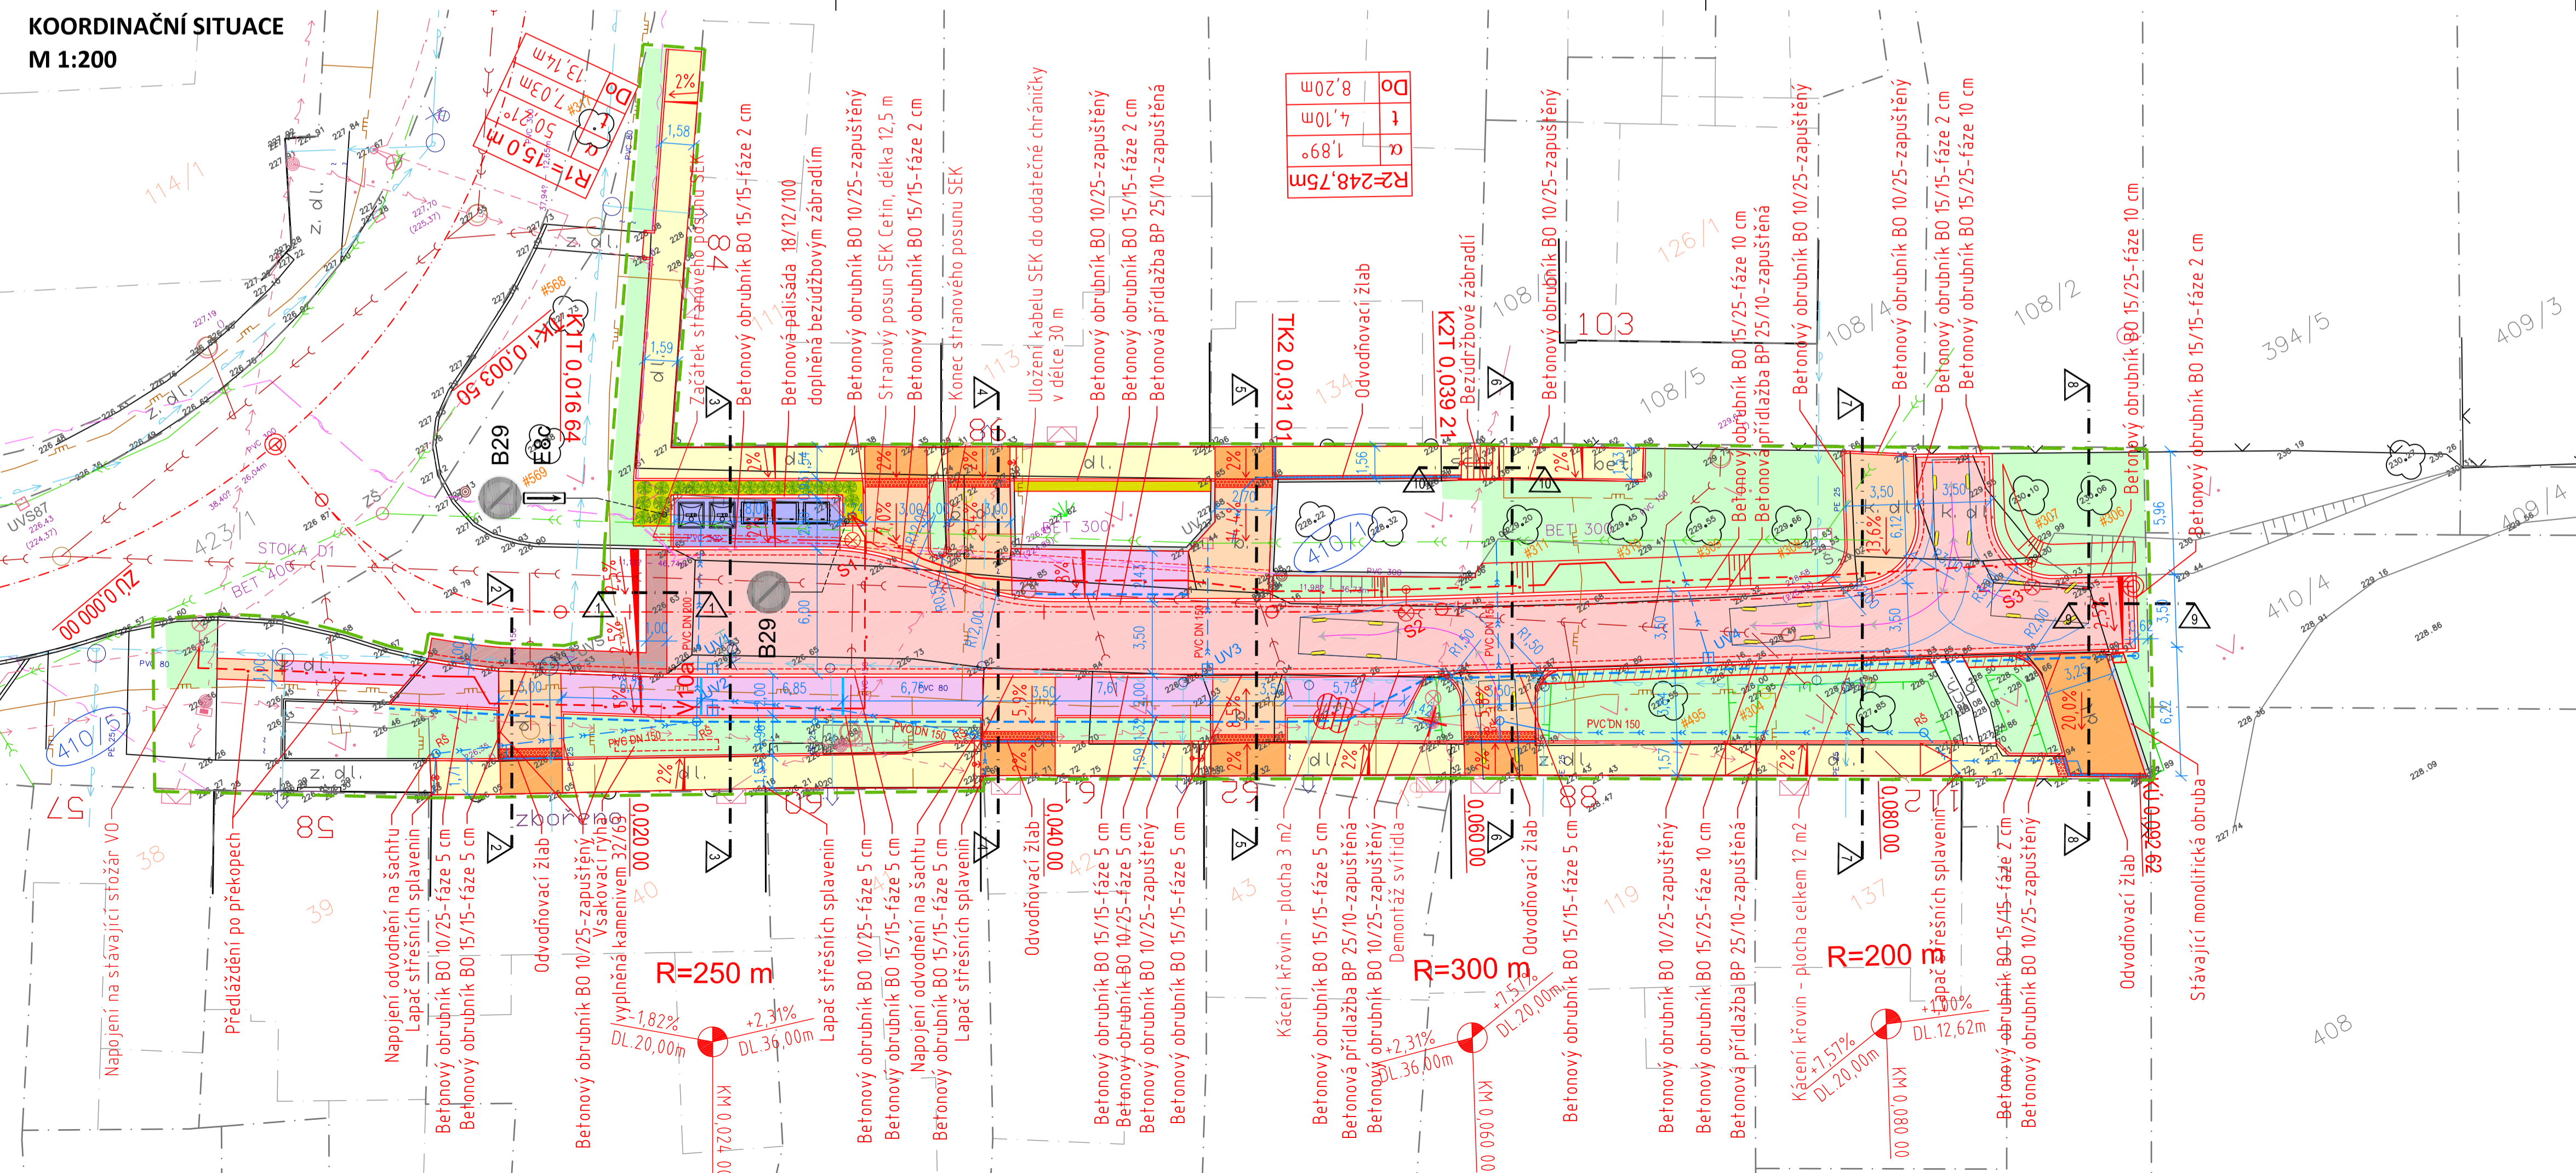

**LEGENDA:**

STÁVAJÍCÍ	NÁVRH
[Symbol]	KOMUNIKACE-NOVÁ SKLADBA
[Symbol]	ASFALTOBETON ACO 11
[Symbol]	KOMUNIKACE-PREFREZOVANI
[Symbol]	ASFALTOBETON ACO 11
[Symbol]	SJEZD
[Symbol]	DLAŽBA 20/10/8 ŠEDA
[Symbol]	SJEZD
[Symbol]	DRENÁŽNÍ DLAŽBA 20/20/8 ŠEDA
[Symbol]	CHODNÍK
[Symbol]	DLAŽBA 20/10/6 ŠEDA
[Symbol]	PARKOVACÍ STÁNÍ
[Symbol]	DRENÁŽNÍ DLAŽBA 20/20/8 ŠEDA
[Symbol]	KONTEJNEROVÉ STÁNÍ
[Symbol]	DLAŽBA 20/10/8 ŠEDA
[Symbol]	ZELEŇ
[Symbol]	TRAVNATÁ PLOCHA
[Symbol]	ZELEŇ
[Symbol]	MULČ
[Symbol]	BEZBARIÉROVÁ ÚPRAVA
[Symbol]	DLAŽBA ČERVENÁ RELIÉFNÍ
[Symbol]	HRANICE PARCEL-DLE KN
[Symbol]	PARCELNÍ ČÍSLO-DLE KN
[Symbol]	HRANICE ŘEŠENÉHO ŮZEMÍ
[Symbol]	STÁVAJÍCÍ STROMY/KEŘE
[Symbol]	KÁČE
[Symbol]	KEŘE-VÝSADBA
[Symbol]	SPIRAEA JAPONICA SHIROBANA

**SEZNAM STAVEBNÍCH OBJEKTŮ:**

- SO 101 KOMUNIKACE A ZPEVNĚNÉ PLOCHY
- SO 401 VEŘEJNÉ OSVĚTLENÍ
- SO 402 PŘELOŽKA SEK CETIN
- SO 701 KONTEJNEROVÉ STÁNÍ
- SO 801 SADOVÉ ÚPRAVY

**LEGENDA INŽENÝRSKÝCH SÍTÍ:**

STÁVAJÍCÍ	NÁVRH
[Symbol]	KANALIZACE DEŠTOVÁ
[Symbol]	KANALIZACE DEŠTOVÁ-PŘÍPOJKY UV
[Symbol]	KANALIZACE SPLAŠKOVÁ
[Symbol]	VODOVOD
[Symbol]	PLYNOVOD NTL
[Symbol]	PLYNOVOD STL
[Symbol]	DISTRIBUČNÍ ROZVOD NN NADZEMNÍ
[Symbol]	DISTRIBUČNÍ ROZVOD NN PODZEMNÍ
[Symbol]	DISTRIBUČNÍ ROZVOD VN NADZEMNÍ
[Symbol]	DISTRIBUČNÍ ROZVOD VN PODZEMNÍ
[Symbol]	SĎELOVACÍ KABEL-CETIN
[Symbol]	ROZVOD VO PODZEMNÍ
[Symbol]	STOŽÁR VO
[Symbol]	ULIČNÍ VPUST
[Symbol]	HYDRANT
[Symbol]	DODATEČNÁ CHRÁNIČKA
[Symbol]	DOPLNĚNÍ DĚLENÝCH CHRÁNIČEK

SOUŘADNICOVÝ SYSTÉM: JTSK

VÝŠKOVÝ SYSTÉM: Balt p.v.

POLOHA STÁVAJÍCÍCH INŽENÝRSKÝCH SÍTÍ JE INFORMATIVNÍ

HLAVNÍ PROJEKTANT	KONTROLOVAL	VYPRACOVAL	ING. TOMÁŠ RUTH
ING. TOMÁŠ RUTH	ING. TOMÁŠ RUTH	ING. TOMÁŠ RUTH	SEDMDESÁTÁ 7055, ZLÍN INFO@TOMASRUTH.CZ
INVESTOR	STATUTÁRNÍ MĚSTO PROSTĚJOV		NÁM. T. G. MASARYKA 130/14, 796 01 PROSTĚJOV +420 775 194 456
STAVBA	ŽEŠOV-REKONSTRUKCE MK NA P.Č. 410/1		FORMÁT 4 A4 DATUM 8/2022
			STUPEŇ PD DUSP
			MĚŘÍTKO 1:200
OBSAH	KOORDINAČNÍ SITUACE		ČÍSLO VYKRESU PARÉ C.03.