


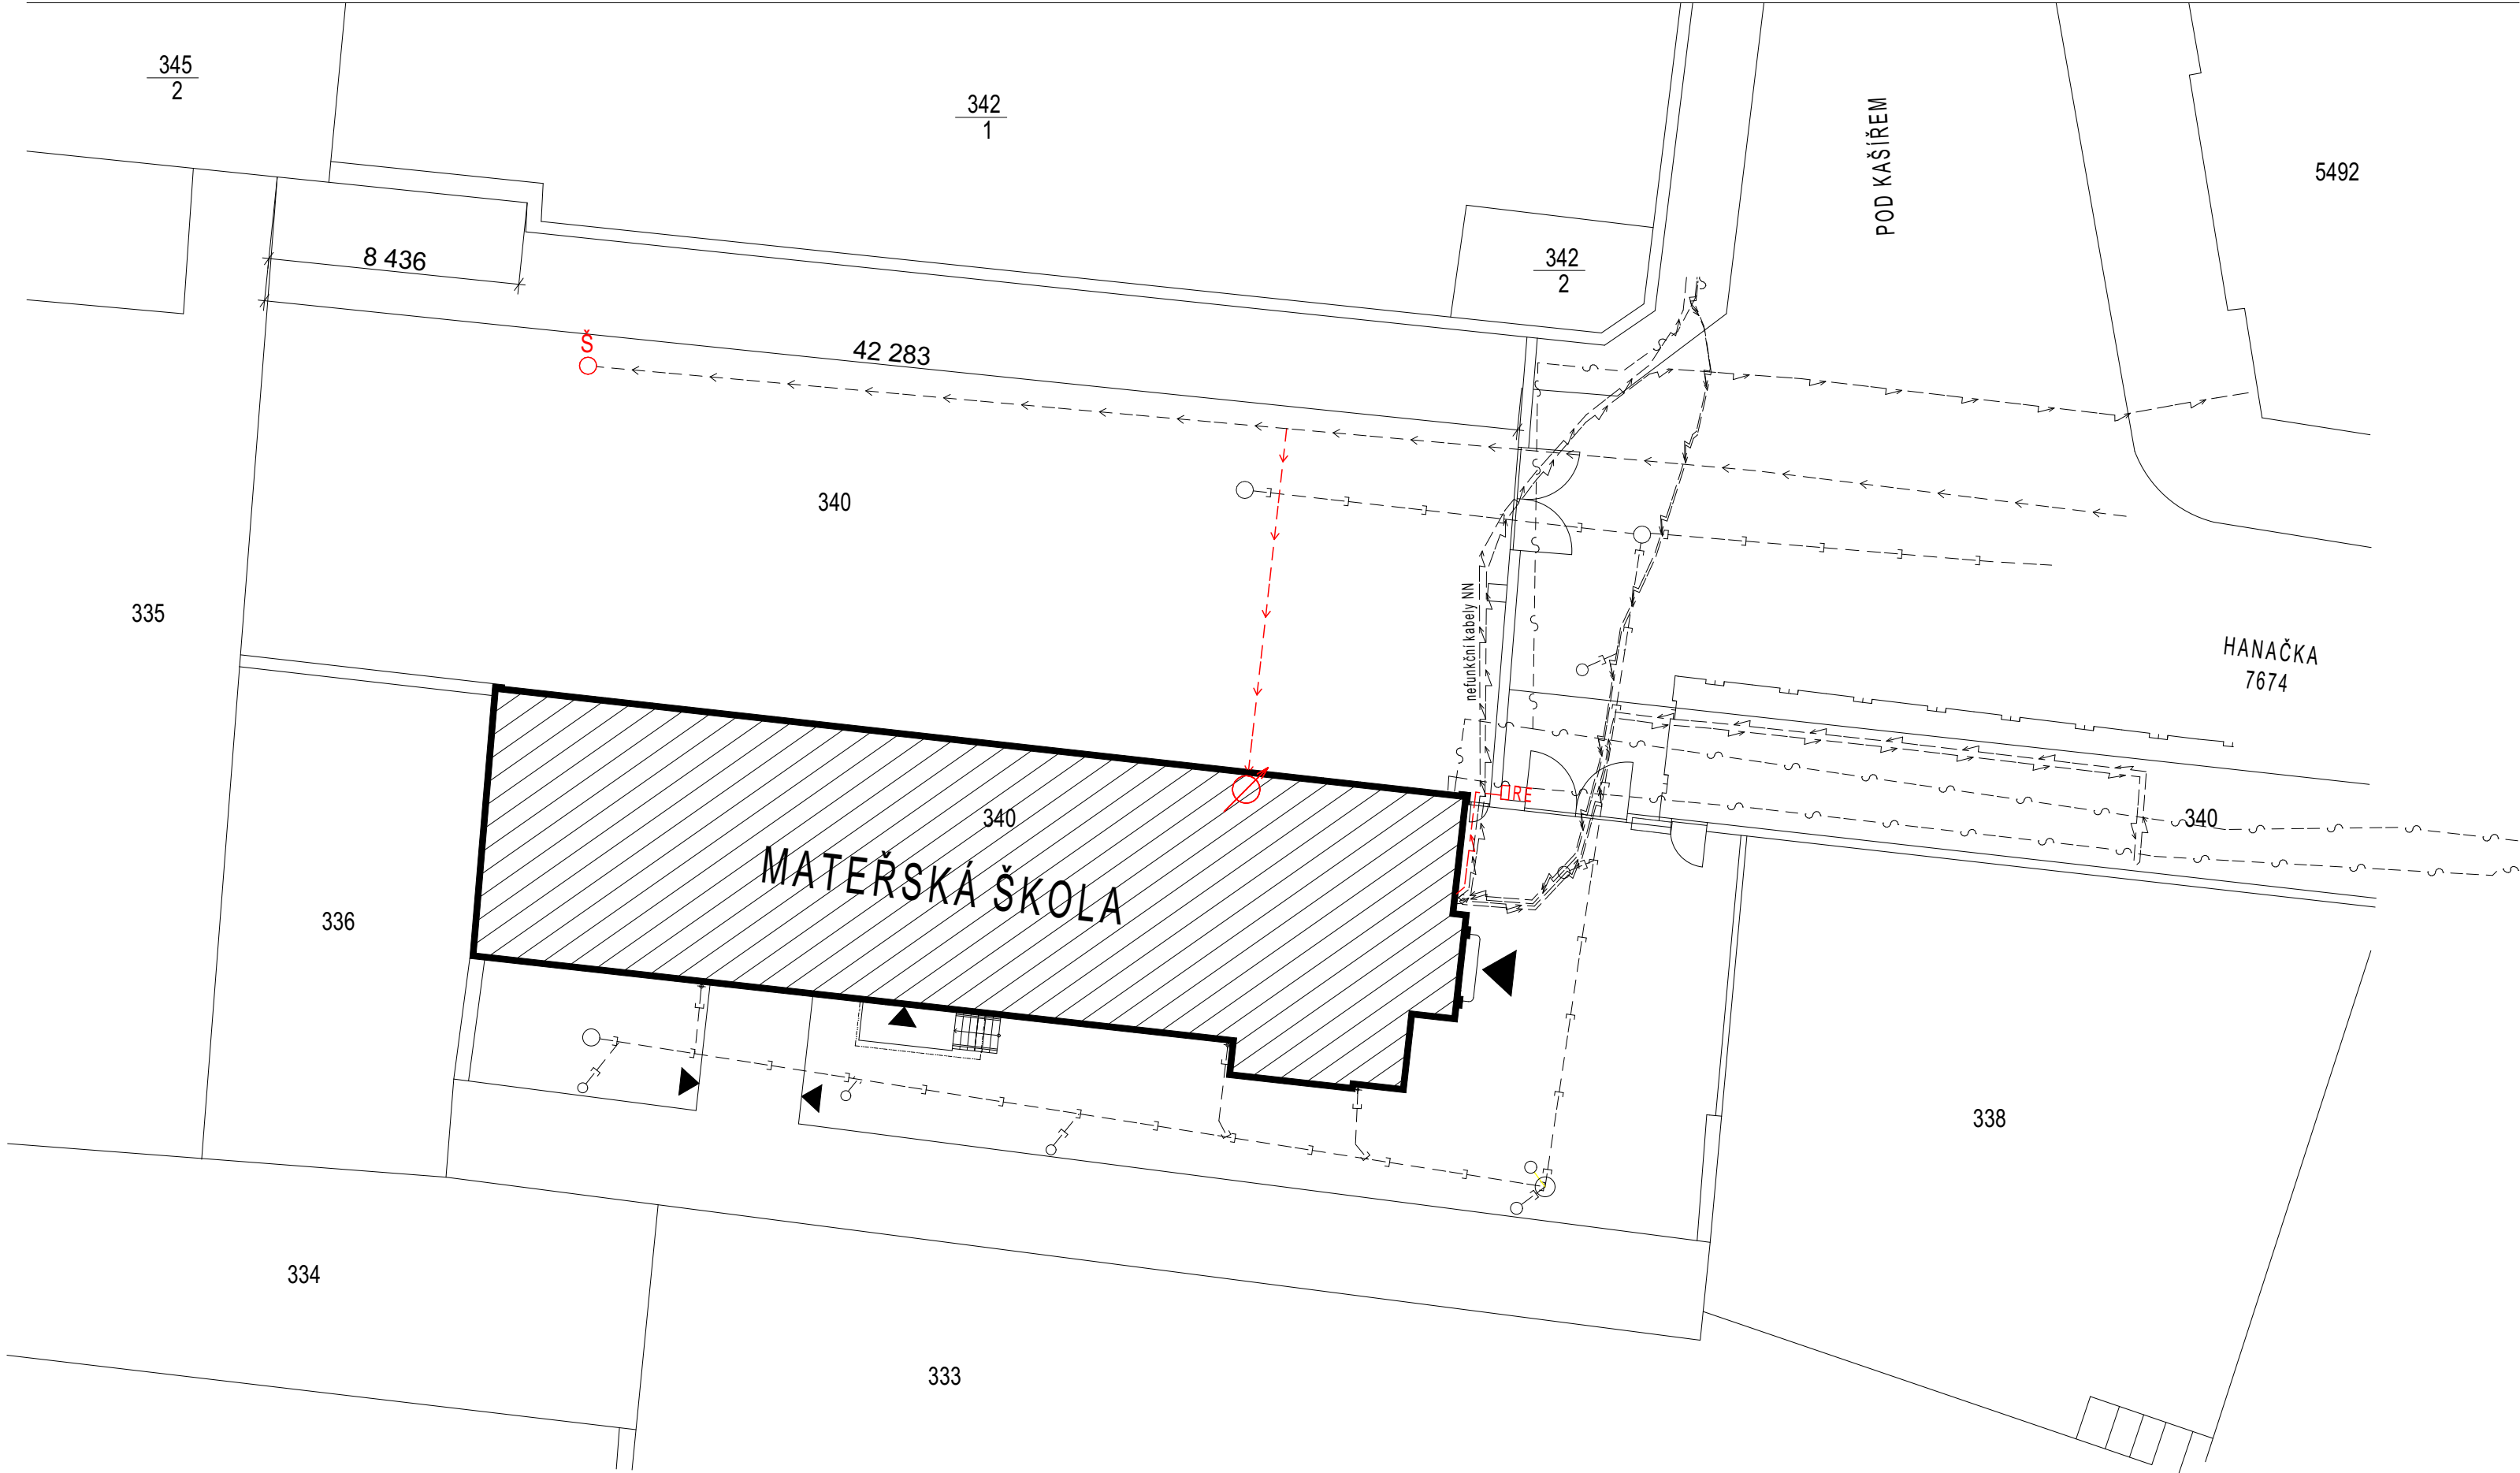

STÁVAJÍCÍ SÍŤ

- PODZEMNÍ NADZEMNÍ VEDENÍ NN
- SDĚLOVACÍ KABELY
- VODOVOD PVC 80
- PLYNOVOD STŘEDOTLAK
- KANALIZACE SPLAŠKOVÁ

LEGENDA

- nová přípojka vody PE D 50 - 11.5m (ve stávající trase)
- VODOMĚR VE SKLEPĚ V OBJEKTU
- nový rozvod NN k rozvaděči RE (umístěný v pilířku před oplocením)
CYKY- J 4x25 + CYKY-O 3x1,5 / AYKY- J 4x35

TRASY STÁVAJÍCÍCH INŽENÝRSKÝCH SÍTÍ JSOU V SITUACI VYZNAČENY ORIENTAČNĚ, PŘED ZAPOČETÍM ZEMNÍCH PRACÍ POŽÁDÁ ZHOTOVITEL STAVBY JEJICH SPRÁVCE O PŘESNÉ VYTYČENÍ. BUDOU DODRŽENY MINIMÁLNÍ VZDÁLENOSTI PŘI SOUBĚHU A KŘÍŽENÍ INŽENÝRSKÝCH SÍTÍ DLE ČSN 73 6005.

STAVTES stavby - technická spol. s r. o. Tylova 1698/3, 796 01 Prostějov IČ: 00351024 DIČ: CZ00351024 tel./fax (+420) 777 243 696 e-mail: ivo.klic@seznam.cz	název akce: MŠ Hanačka rekonstrukce rozvodů ZTI a elektroinstalace			
	vypracoval: Ing. Ivo Klič	investor: Statutární město Prostějov nám. T. G. Masaryka 130/14, 796 01 Prostějov		zakázkové č.: 19/2024
	podpis:			stupeň: DPS
	autorizoval: Ing. Ivo Klič	místo: Prostějov	kraj: Olomoucký	datum: 10/2024
	podpis:	měřítko: 1 : 200	formát: A 2	oddíl: č. výkresu
obsah: Koordinační situace				C 3