


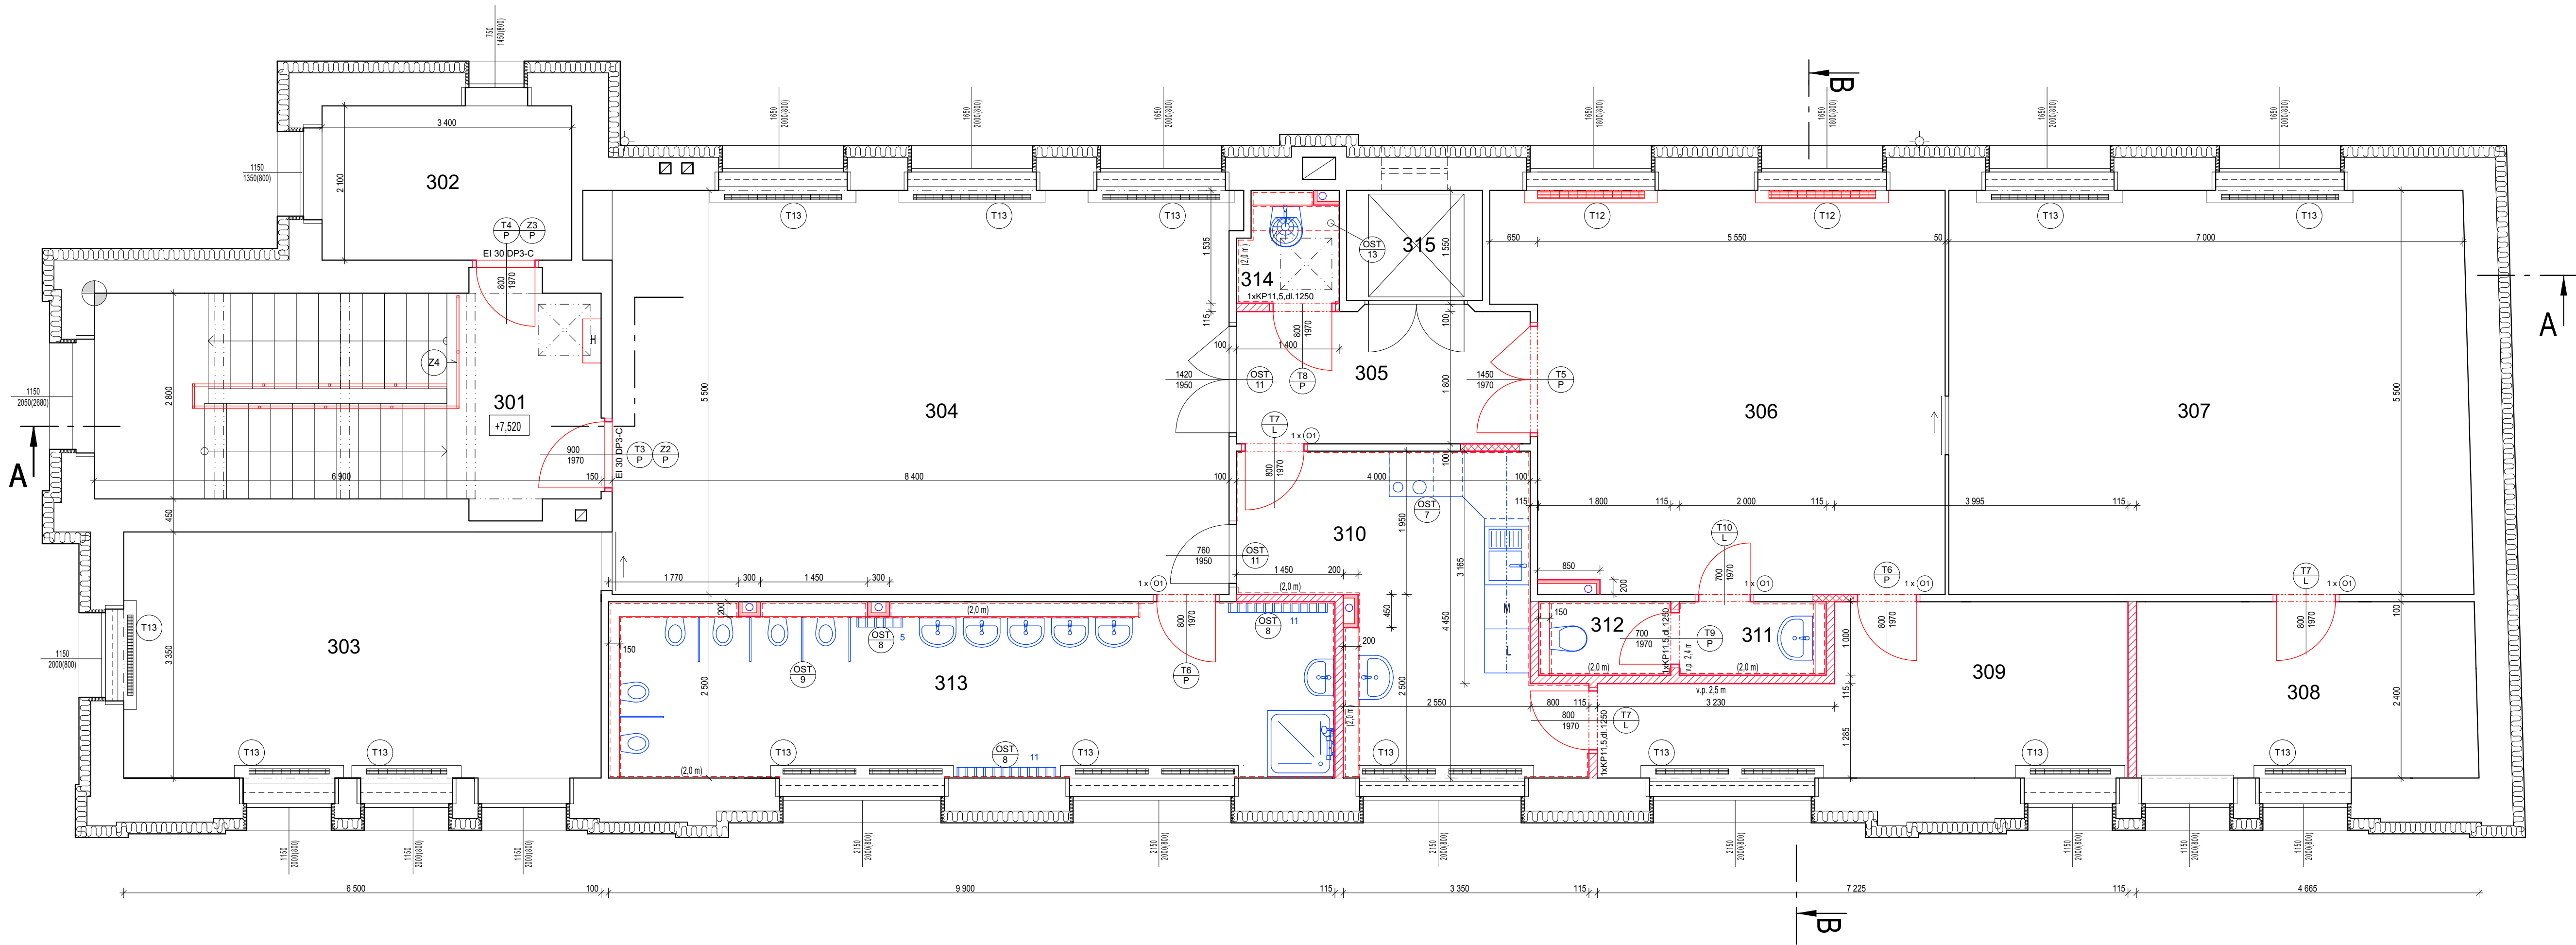

LEGENDA MÍSTNOSTÍ 3. NP

ČÍSLO	NÁZEV	PLOCHA (m²)	PODLAHA	STROP		
				SV.V. (m)	materiál	OZN.
301	SCHODIŠTĚ	19,3	keram. dlažba / teraco	P1	3,00	kazetový podhled POD1
302	DENNÍ MÍSTNOST ZAM.	7,1	koberec	P3	2,50	omítka
303	HERNA	21,7	vinyl / koberec	P2	2,95	kazetový podhled POD1
304	HERNA	46,3	vinyl / koberec	P2	2,95	kazetový podhled POD1
305	CHODBA	7,4	vinyl	P2	2,95	kazetový podhled POD2
306	HERNA / LEHÁRNA	31,5	vinyl / koberec	P2	2,95	kazetový podhled POD1
307	LEHÁRNA	38,9	vinyl	P2	2,95	kazetový podhled POD1
308	SKLAD PRÁDLA	11,2	vinyl	P2	2,95	kazetový podhled POD2
309	CHODBA	13,8	keram. dlažba	P1	2,95	kazetový podhled POD2
310	VÝDEJ STRAVY	15,2	vinyl	P2	2,95	kazetový podhled POD2
311	WC ZAMĚSTNANCI - PŘEDSÍŇ	2,0	keram. dlažba	P1	2,95	kazetový podhled POD2
312	WC ZAMĚSTNANCI - ZÁCHOD	1,8	keram. dlažba	P1	2,95	kazetový podhled POD2
313	UMÝVÁRNA - DĚTI	23,8	keram. dlažba	P1	2,95	kazetový podhled POD2
314	ÚKLID	2,0	keram. dlažba	P1	3,05	omítka
315	VÝTAHOVÁ ŠACHTA	2,8	—	—	—	—

LEGENDA MATERIÁLŮ

STÁVAJÍCÍ

KONSTRUKCE A PRVKY

NOVÉ

- KONSTRUKCE A PRVKY
- CIHELNÉ PŘÍČKOVKY NA MALTU PRO TENKÉ SPÁRY (TL. 115 mm)
- CIHELNÉ PŘÍČKOVKY NA MALTU PRO TENKÉ SPÁRY (TL. 80 mm)
- POROBETONOVÉ PŘÍČKOVKY (TL. 50 MM) - OBEZDÍVKY STOUPAČEK KANALIZACE
- ZAŘÍZOVACÍ PŘEDMĚTY A VYBAVENÍ INTERIÉRU

STAVTES

stavby a stavební technika spol. s r. o.

Týlova 1698/3, 796 01 Prostějov
IČ: 00351024
DIČ: CZ200351024
tel./fax: (+420) 777 243 606
e-mail: ivo.klic@seznam.cz

název akce:

MŠ Hanačka
rekonstrukce rozvodů ZTI a elektroinstalace

vypracoval: Ing. Ivo Klič

investor: Statutární město Prostějov
nám. T. G. Masaryka 130/14, 796 01 Prostějov

podpis:

autorizoval: Ing. Ivo Klič

místo: Prostějov

kraj: Olomoucký

datum: 10/2024

podpis:

měřítko: 1 : 50

formát: A 2

oddíl: 3

obsah:

Půdorys 3.NP - NOVÝ STAV

D.1.1.2

3