


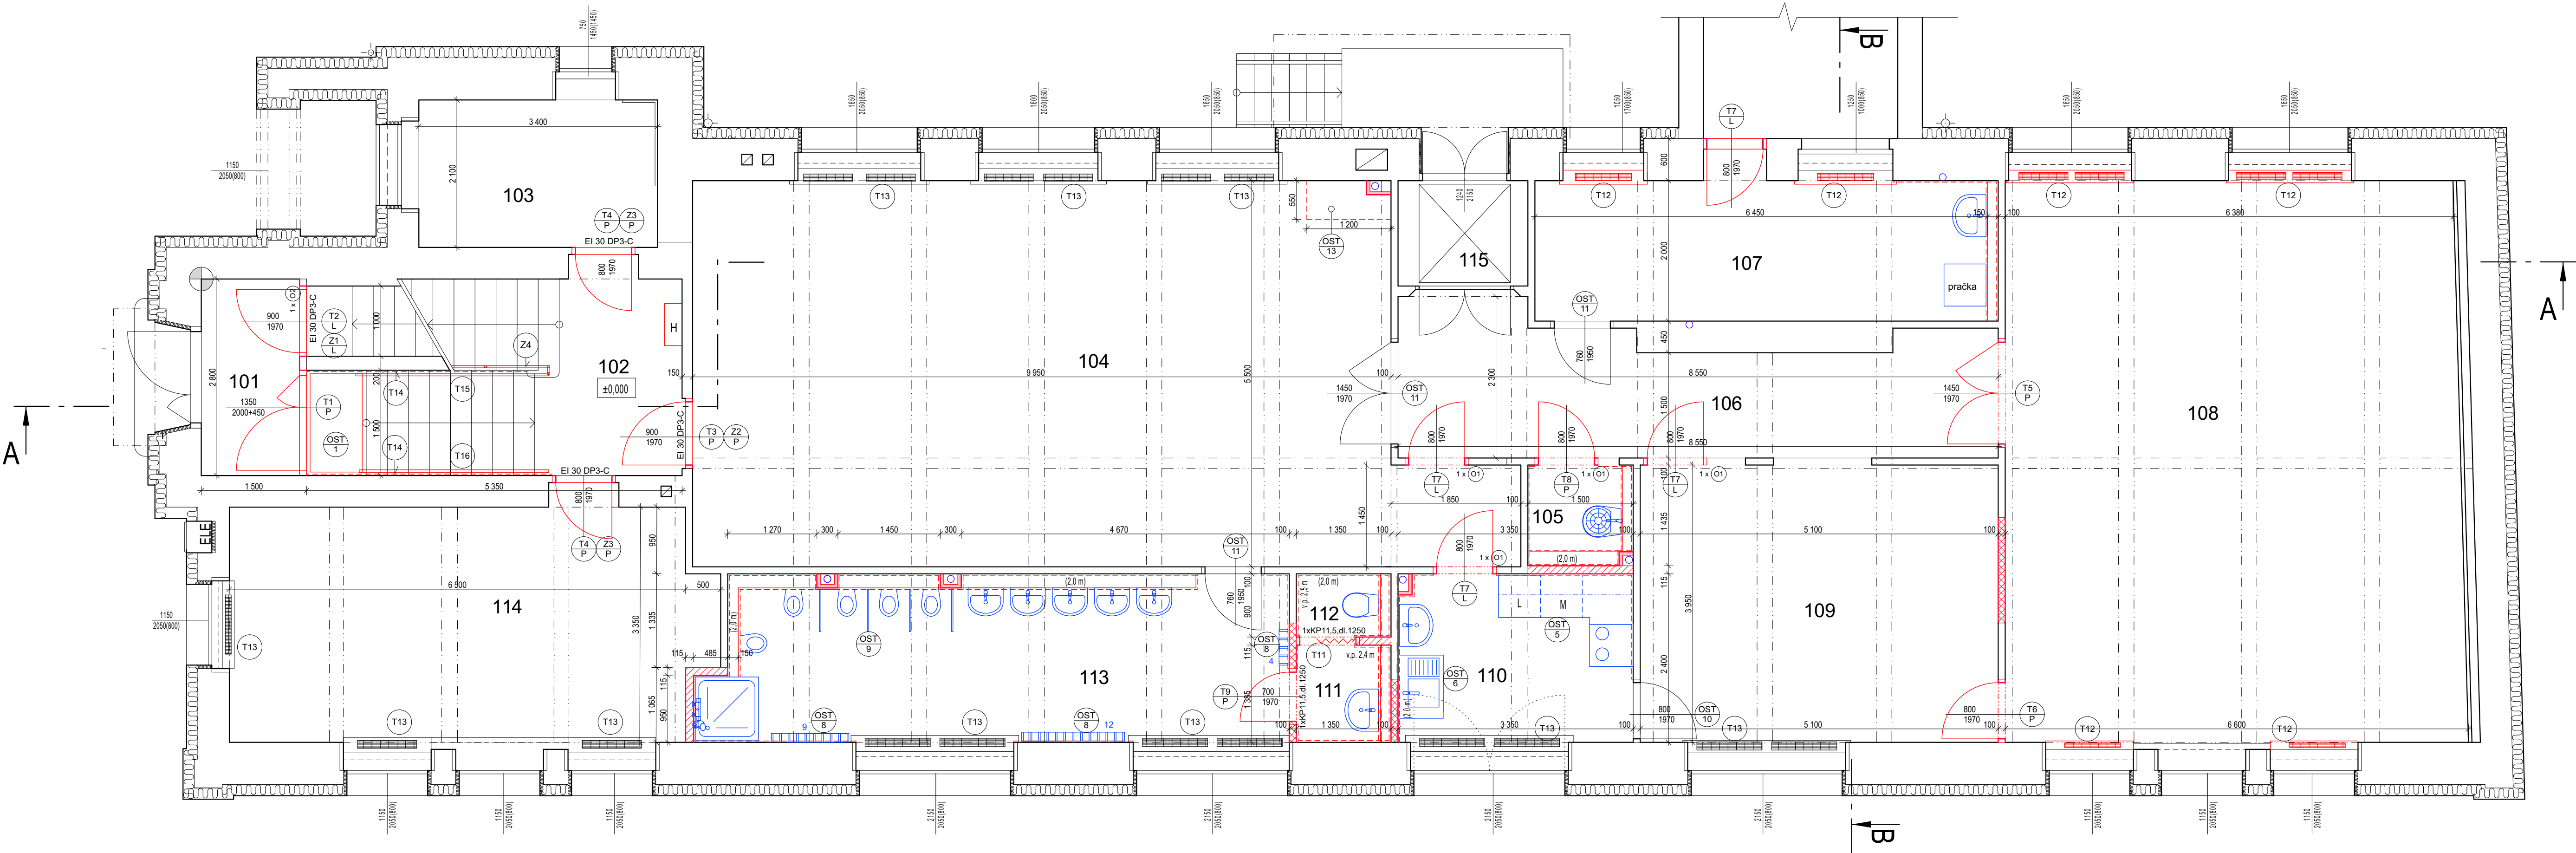

LEGENDA MATERIÁLŮ

STÁVAJÍCÍ

KONSTRUKCE A PRVKY

NOVÉ

KONSTRUKCE A PRVKY

CIHELNÉ PŘÍČKOVKY NA MALTU PRO TENKÉ SPÁRY (TL 115 mm)

CIHELNÉ PŘÍČKOVKY NA MALTU PRO TENKÉ SPÁRY (TL 80 mm)

POROBETONOVÉ PŘÍČKOVKY (TL 50 mm) - OBEZDÍVKY STOUPÁČEK KANALIZACE

ZAŘÍZOVACÍ PŘEDMĚTY A VYBAVENÍ INTERIÉRU

VÝPIS OCELOVÝCH PŘEKLADŮ

Ozn.	Nosník		Délka (m)	Počet (ks)	Celk. dl. (m)	Hmotnost (kg/m)	Hmotn. celkem (kg)
	Popis	uložení (m)					
O1	I č. 80	0,15	1,20	12	14,4	5,94	85,6
O2	I č. 80	0,15	1,50	1	1,5	5,94	8,9
O3	I č. 100	0,15	1,80	1	1,8	8,34	15,0
Hmotnost oceli celkem (kg)							109,5

VÝPIS KERAMICKÝCH PŘEKLADŮ

KP 11,5 - keramické ploché překlady pro keramické zdivo spřažené s nadezdívkou, 115/71 mm

Označení	Rozměry b/h (mm)	Délka / ks			
		1000 mm	1250 mm	1500 mm	2000 mm
KP11,5	115/71	—	7 ks	—	—

- Stavební úpravy
- schodišťové stupně (lité teraco) budou po dobu stavby chráněny před poškozením, stupně budou poté očistěny (použít speciální čističe na odstranění nečistot a mastnoty) a následně naimpregnovány vhodnou impregnací na teraco
 - v hygienických prostorách bude nová keramická dlažba do tmele, provést srovnání stávajícího podkladního betonu, jeho penetraci a srovnání cem, potěrem popř. nivelační stěrkou
 - v ostatních prostorách bude položeno PVC - provést srovnání stávajícího podkladního betonu, jeho penetraci a srovnání cem, potěrem popř. nivelační stěrkou
 - podlahová krytina - heterogenní PVC, tl. nášlapné vrstvy 0,70 mm, celková tl. 2,0 mm, v rolích
 - komerční použití : 34 - velmi vysoká zátěž, metoda pokládky - lepením, reakce na oheň - viz požární zpráva,
 - keramická dlažba na podestátch, mezpodestátch schodiště a ve vstupním zádveři bude vybourána a položí se dlažba nová
 - stávající keramický sokl výšky 100 mm v místnostech s podlahovými krytinami PVC bude osekán
 - nahrazen soklem z podlahové krytiny (vinyl) výšky 100-150 mm
 - stávající keramický sokl výšky 100 mm na schodišti bude osekán a nahrazen soklem keramickým novým
 - keramická dlažba musí splňovat požadavky na protiskluznost (ČSN 74 4505)
 - rozměry keram. dlažby min. 300/300 mm, keramický obklad stěn - rozměry min. 200/400 mm
 - mezi různými podl. krytinami a pod dveřmi (kde nejsou prahy) budou přechodové hliníkové lišty
 - na WC budou použity závěsné zařizovací předměty typu Geberit , obezdění do v. 1100 mm
 - zapravení vnitřních vápenných omítek po vysekání pro rozvody ZTI a elektro
 - na vnitřní omítky provést penetraci a omyvatelný nátěr disperzní barvou, do výšky 1,3m bude nátěr barevný
 - provede se vymalování všech místností v 1.NP, 2.NP a 3.NP
 - rozvody vzduchotechniky kruhové pozinkované (Spiro tl. min. 0,5 mm) ve 2.NP - hygienické zážemí + výdej stravy
 - stávající vybavení interiéru (stoly, židle, postele, matrace, šatní skříňky, skřínky, kancelářské stoly, židle, křesla, dětské hračky, skříně, koberec...) bude odvezeno a po dobu stavby uskladněno (místo uskladnění zajistí město Prostějov).
 - Po ukončení prací bude veškeré vybavení zpět instalováno.

- Požadavky z hlediska požární ochrany
- viz technická zpráva požární ochrany (oddl 3.1.3)
- požární uzavěry otvorů (dveře)
 - elektroinstalace: vypínací prvek TOTAL STOP
 - prostory volné vedených rozvodů a instalací požárně dělicími konstrukcemi musí být řádně utěsněny v souladu s čl. 6.2 ČSN 73 0810
 - prostory objektu budou vybaveny nouzovým osvětlením podle ČSN EN 1838 (musí být funkční po dobu min. 60min)
 - viz oddíl elektroinstalace
 - objekt vybaví hasicími přístroji (9 ks RHP - 21A - práškový)
 - bezpečnostní značení a tabulky:
 - protyry objektu vybaví bezpečnostními tabulkami ZÁKAZ KOUŘENÍ
 - vypínací prvek označit taxtovou tabulkou TOTAL STOP
 - unikové cesty z prostoru objektu budou označeny dle ČSN EN ISO 7010 fotoluminiscenčními značkami
 - elektrická zařízení opatřit bezpečnostními tabulkami:
- POZOR ELEKTRICKÉ ZAŘÍZENÍ, ZÁKAZ HAŠENÍ VODOU A PĚNOVÝMI HASÍCÍMI PŘÍSTROJI

LEGENDA MÍSTNOSTÍ 1. NP

ČÍSLO	NÁZEV	PLOCHA (m²)	PODLAHA	STROP		
				SV.V. (m)	materiál	OZN.
101	ZAVĚTRÍ	4,2	keram. dlažba	P1	omítka	
102	SCHODIŠTĚ	14,7	keram. dlažba / teraco	P1	omítka	
103	ŠATNA	7,1	vinyl	P2 3,30	kazetový podhled	POD2
104	HERNA	57,4	vinyl / koberec	P2 3,30	kazetový podhled	POD1
105	ÚKLID	2,20	keram. dlažba	P1	kazetový podhled	POD3
106	CHODBA	15,4	vinyl	P2 2,85	kazetový podhled	POD2
107	ŠATNA PERSONÁL	13,2	vinyl	P2 2,85	kazetový podhled	POD2
108	LEHÁRNA	51,9	vinyl / koberec	P2 3,30	kazetový podhled	POD1
109	HERNA	20,1	vinyl / koberec	P2 3,30	kazetový podhled	POD1
110	VÝDEJ JÍDLA	8,0	vinyl	P2 3,05	kazetový podhled	POD2
111	WC- ZAMĚŠTNANCI - PŘEDSÍŇ	1,9	keram. dlažba	P1 3,05	kazetový podhled	POD2
112	WC- ZAMĚŠTNANCI - ZÁCHOD	1,3	keram. dlažba	P1 3,05	kazetový podhled	POD2
113	UMÝVÁRNA - DĚTI	19,6	keram. dlažba	P1 3,05/2,70	kazetový podhled	POD2
114	ŠATNA	22,5	vinyl	P2 3,30	kazetový podhled	POD1
115	VÝTAHOVÁ ŠACHTA	2,78	—	—	—	

±0,000 = PODLAHA 1. NP. VÝŠKOVÝ SYSTÉM MÍSTNÍ

STAVTES

stavěbní - technická spol. s r. o.

Týlova 1698/3, 796 01 Prostějov
IČ: 00351024
DIČ: CZ00351024
tel./fax: (+420) 777 243 696
e-mail: ivo.kilic@seznam.cz

opravení teracových

název akce:			
MŠ Hanačka rekonstrukce rozvodů ZTI a elektroinstalace			
vypracoval: Ing. Ivo Kilic	investor: Statutární město Prostějov nám. T. G. Masaryka 130/14, 796 01 Prostějov	zakázkové č.: 19/2024	
podpis:	autorizoval: Ing. Ivo Kilic	místo: Prostějov	stupeň: DPS
podpis:	autorizoval: Ing. Ivo Kilic	kráj: Olomoucký	datum: 10/2024
podpis:	měřítko: 1 : 50	formát: A2	oddíl: č. výkresu
obsah:			
Půdorys 1.NP - NOVÝ STAV			
D.1.1.2			1