

**SEZNAM STAVĚNÝCH OBJEKTŮ:**


50 101 KOMUNIKACE  
50 301 ODVODNĚNÍ KOMUNIKACE, VSAK  
50 401 PŘELOŽKA VEŘEJNÉHO OSVĚTLENÍ

**LEGENDA INŽENÝRSKÝCH SÍTÍ:**

STAVAJÍCÍ MAŘEH  
KANALIZACE JEŘONŇNA  
KANALIZACE JEŘONŇNA  
PŘENÁŠNÍ TRÁKOVOD  
ULIČNÍ VPUSŤ  
STŘEBROVÝ ŽLAB  
VÝKONKOVÝ DÍLEČ  
ŠKACHTA  
STANICE VÝŠKA DŮKA


ING. TOMAŠ RUTH  
SEMĚDĚSÁTÁ 7055, ZLÍN  
INFO@TOMASRUTH.CZ  
+420 775 194 456

FORMÁT 5 A4  
DATUM 8/2020  
STUPEŇ PD DLSP  
MĚŘÍTKO 1:250  
ČÍSLO VKRESU PARE

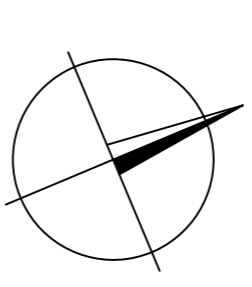

**SOUŘADNICOVÝ SYSTÉM:** JTSK  
VŠEOB. SYSTÉM: Bait p.v.  
POLoha STAVAJÍCÍCH INŽENÝRSKÝCH SÍTÍ JE INFORMATIVNÍ!

HLAVNÍ PROJEKTANT	KONTROLOVAL	VYPRACOVAL
ING. TOMAŠ RUTH	ING. TOMAŠ RUTH	ING. TOMAŠ RUTH
INVESTOR	STATUTÁRNÍ MĚSTO PROSTĚJOV	ING. TOMAŠ RUTH
NÁM. T. G. MASÁRKA 130/14, 796 01 PROSTĚJOV		INFO@TOMASRUTH.CZ +420 775 194 456
STAVBA	REKONSTRUKCE KOMUNIKACE ŘÍČNÍ PROSTĚJOV - VRAHOVICE	FORMÁT 5 A4 DATUM 8/2020 STUPEŇ PD DLSP MĚŘÍTKO 1:250 ČÍSLO VKRESU PARE
ORSAH	SITUACE	D. 301.02.

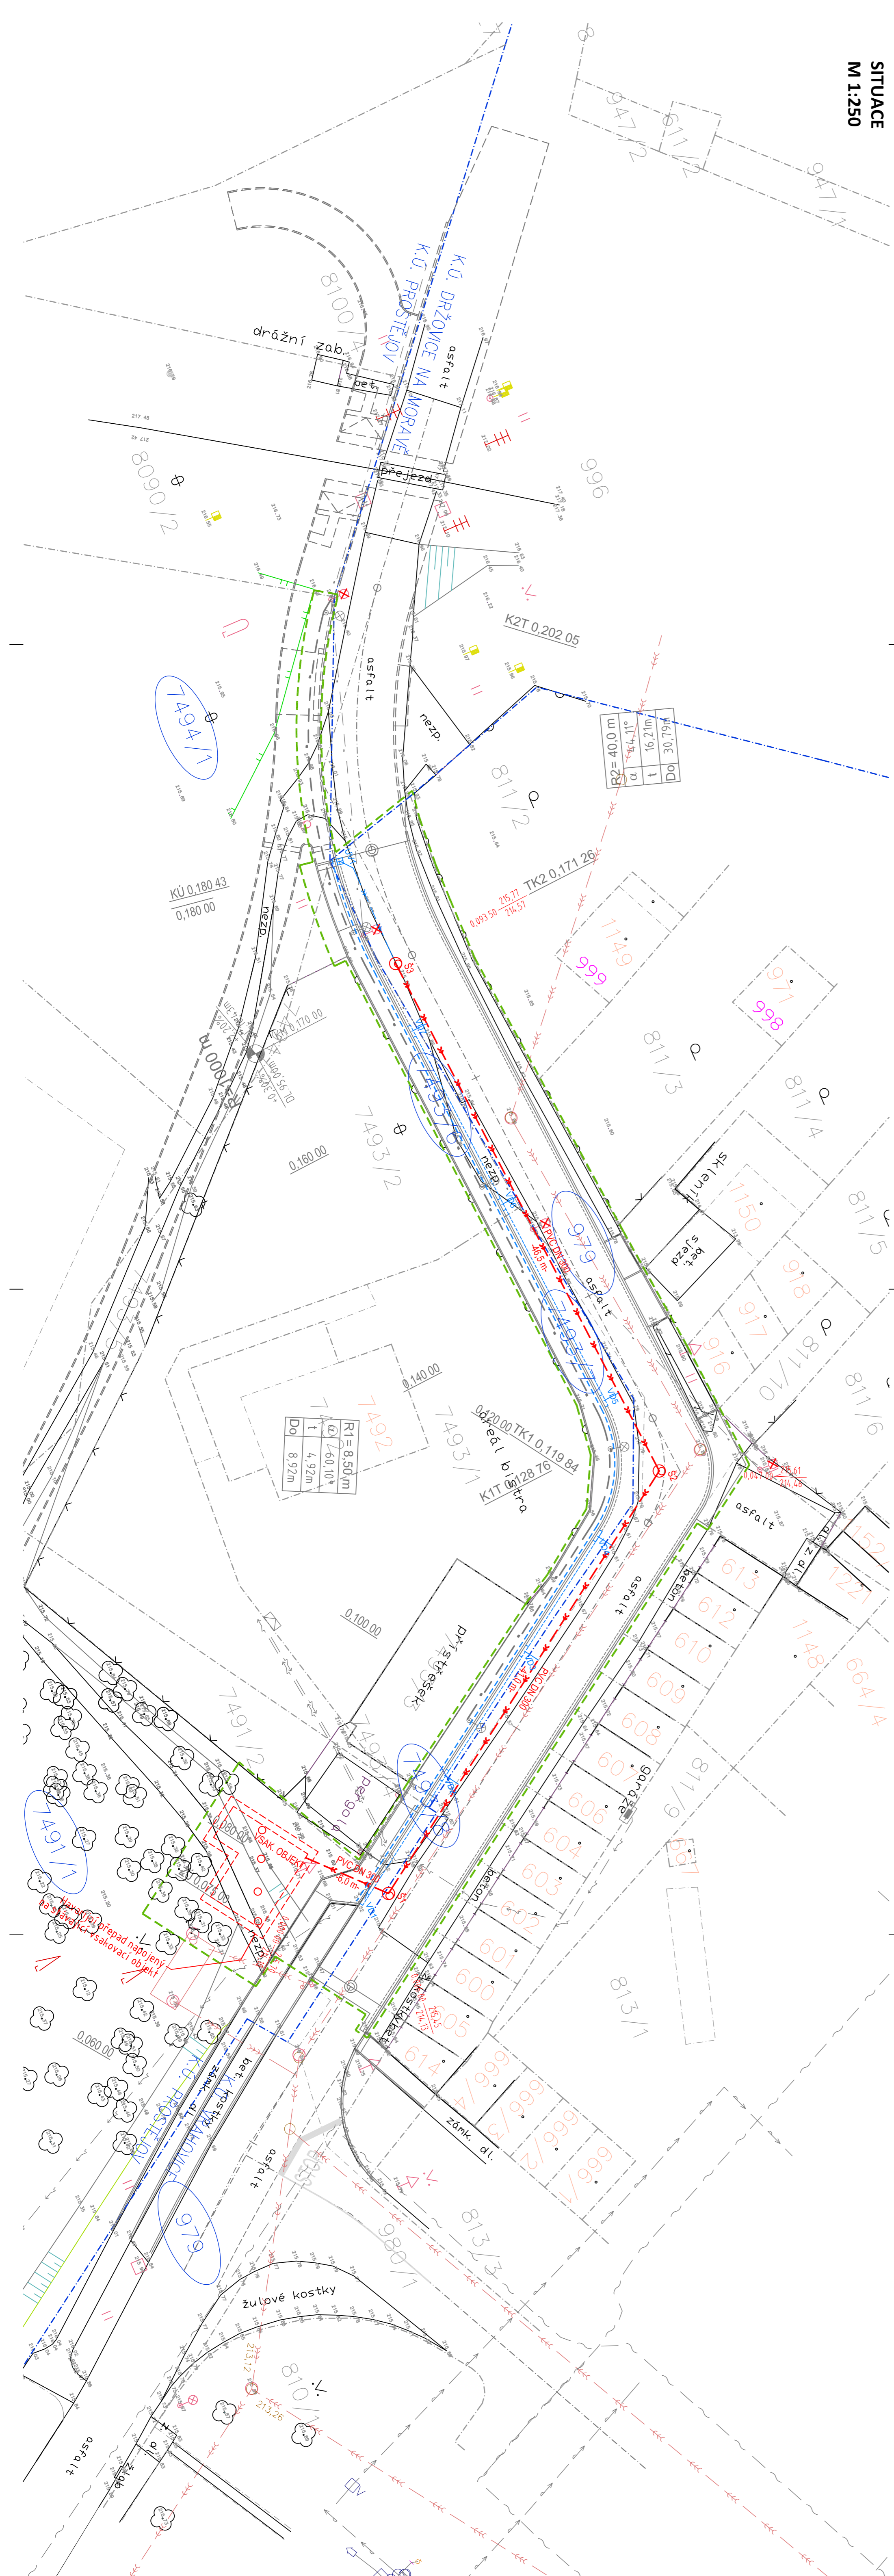

**SEZNAM STAVĚNÝCH OBJEKTŮ:**


50 101 KOMUNIKACE  
50 301 ODVODNĚNÍ KOMUNIKACE, VSAK  
50 401 PŘELOŽKA VEŘEJNÉHO OSVĚTLENÍ

**LEGENDA INŽENÝRSKÝCH SÍTÍ:**

STAVAJÍCÍ MAŘEH  
KANALIZACE JEŘONŇNA  
KANALIZACE JEŘONŇNA  
PŘENÁŠNÍ TRÁKOVOD  
ULIČNÍ VPUSŤ  
STŘEBROVÝ ŽLAB  
VÝKONKOVÝ DÍLEČ  
ŠKACHTA  
STANICE VÝŠKA DŮKA

ING. TOMAŠ RUTH  
SEMĚDĚSÁTÁ 7055, ZLÍN  
INFO@TOMASRUTH.CZ  
+420 775 194 456

FORMÁT 5 A4  
DATUM 8/2020  
STUPEŇ PD DLSP  
MĚŘÍTKO 1:250  
ČÍSLO VKRESU PARE

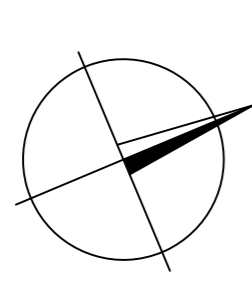

**SOUŘADNICOVÝ SYSTÉM:** JTSK  
VŠEOB. SYSTÉM: Bait p.v.  
POLoha STAVAJÍCÍCH INŽENÝRSKÝCH SÍTÍ JE INFORMATIVNÍ!

HLAVNÍ PROJEKTANT	KONTROLOVAL	VYPRACOVAL
ING. TOMAŠ RUTH	ING. TOMAŠ RUTH	ING. TOMAŠ RUTH
INVESTOR	STATUTÁRNÍ MĚSTO PROSTĚJOV	ING. TOMAŠ RUTH
NÁM. T. G. MASÁRKA 130/14, 796 01 PROSTĚJOV		INFO@TOMASRUTH.CZ +420 775 194 456
STAVBA	REKONSTRUKCE KOMUNIKACE ŘÍČNÍ PROSTĚJOV - VRAHOVICE	FORMÁT 5 A4 DATUM 8/2020 STUPEŇ PD DLSP MĚŘÍTKO 1:250 ČÍSLO VKRESU PARE
ORSAH	SITUACE	D. 301.02.