


PAVILON "E" - PŮDORYS 2.NP - stavební úpravy 1:50

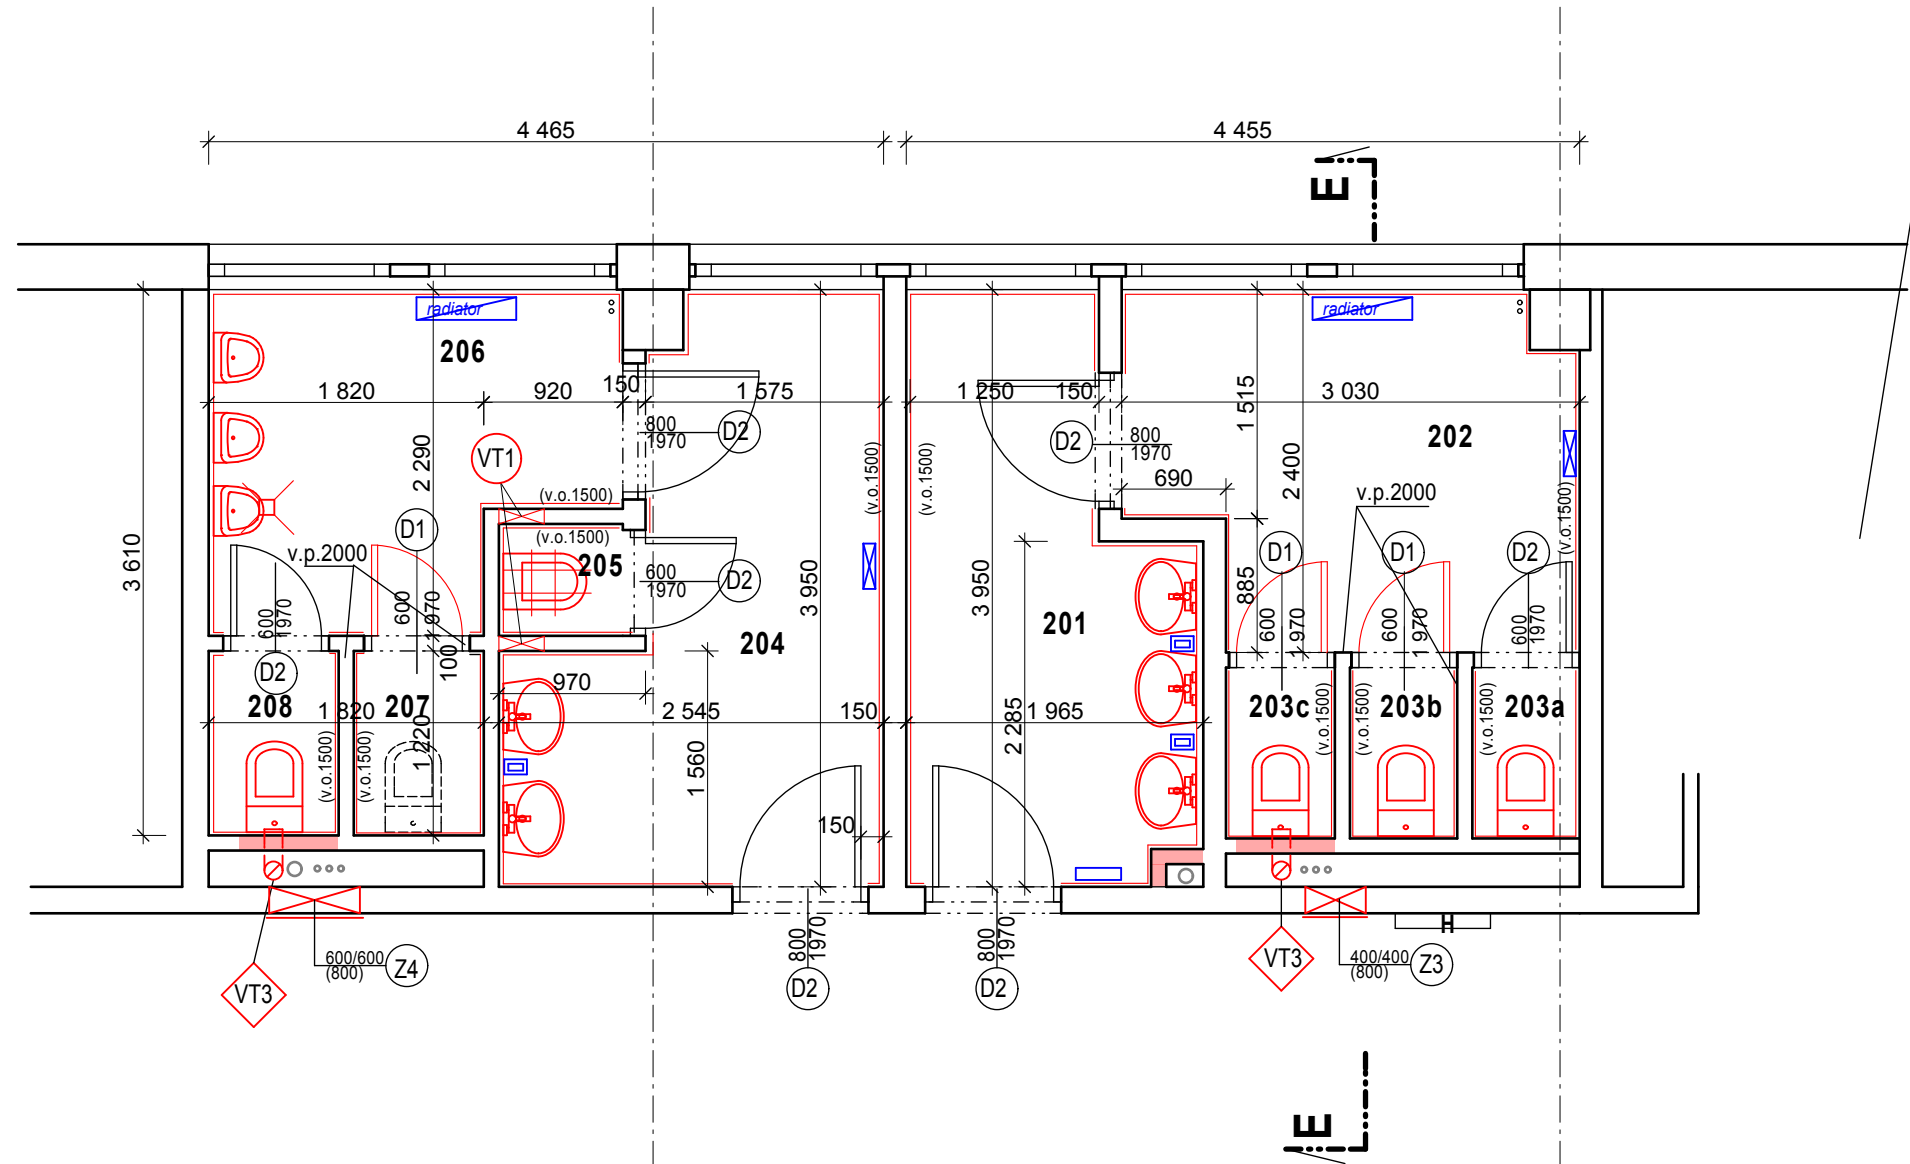

- KONSTRUKCE STÁVAJÍCÍ
- KONSTRUKCE NOVÉ
- DOZDĚNÍ INSTALAČNÍCH PŘÍČEK V CELÉ VÝŠCE MÍSTNOSTI
- NOVÝ KERAMICKÝ OBKLAD (výška)


stavební úpravy

- průraz a zapravení stropů stropem do 3.NP pro kanalizační potrubí - 2 ks, pro ventilační potrubí - 2 ks
- osazení nového ventilačního potrubí (viz. technická zpráva)
- dozdění instalačních příček po instalaci svislých rozvodů
- zapravení vysekaných otvorů po demontáži ZTI a instalaci nových rozvodů ZTI (ca 10% povrchu zdíva)
- nové revizní otvory v instalačních příčkách k novým rozvodům instalací včetně nových revizních dvířek Z3, Z4
- nová jádrová omítka pod keramický obklad
- zapravení všech omítek po ZTI a EI pracích - ca 10% povrchu
- nový keramický obklad (za pisoáry opatřit 2x hydroizolační stěrku dvousložkovou do v=1,4 m)
- nové podlahy doplněné o 2x dvousložkovou hydroizolační stěrku s vytažením po obvodu zdíva 300 mm, za pisoáry do výšky 1,4 m (skladba podlah viz. technická zpráva)
- budou provedeny malby na omítkách stěn a stropů- 2x výmalba bílou barvou, na zapravených omítkách +2x penetrace
- nátěr všech stávajících ocelových zárubní - přebroušení, očištění, 2x vrchní interiérový nátěr
- nátěr stávajících dveřních křídel D2 - přebroušení, očištění, 2x vrchní nátěr interiérový
- osazení nových dveřních křídel D1, nové kování standardní
- budou osazeny nové zařizovací předměty (viz. ZTI), nové osvětlení, ventilátory (viz. EI)
- budou osazeny nové zásobníky na toaletní papír, zásobníky na papírové ručníky, zásobníky na mýdlo (dodávka není předmětem PD)

- VT1 NOVÉ PROVĚTRÁVACÍ OTVORY 250/250 POD STROPEM
 - VT3 ODVĚTRÁNÍ 200 m3/hod. ventilátor viz. EI
 - D1 NOVÁ DVEŘNÍ KŘÍDLA HLADKÁ BÍLÁ PLNÁ S POLODRÁŽKOU DO STÁVAJÍCÍ ZÁRUBNĚ 600/1970 - 3 ks
 - D2 STÁVAJÍCÍ DVEŘNÍ KŘÍDLA HLADKÁ BÍLÁ PLNÁ S POLODRÁŽKOU 600/1970, 800/1970 NOVÁ POVRCHOVÁ ÚPRAVA - viz. techn. zpráva - 7 ks
- DVEŘNÍ KŘÍDLA DO MÍSTN.Č. 205 OPATŘIT U PODLAHY PROVĚTRÁVACÍ MŘÍŽKOU 300/100 - 1 KS

OZN.	ÚČEL	PLOCHA m2	PODLAHA stav.úprava	ÚPRAVA POVRCHU stav.úprava	poznámky
WC DÍVKY					
201	předsíň WC, umývadla	6,43	ker.dl.lepená	ker.obkl. v=1500	
202	předsíň WC	6,53	ker.dl.lepená	ker.obkl. v=1500	
203a	kabina WC	0,80	ker.dl.lepená	ker.obkl. v=1500	
203b	kabina WC	0,80	ker.dl.lepená	ker.obkl. v=1500	
203c	kabina WC	0,80	ker.dl.lepená	ker.obkl. v=1500	
WC CHLAPCI					
204	předsíň WC, umývadla	7,63	ker.dl.lepená	ker.obkl. v=1500	
205	úklid-výlevka	0,67	ker.dl.lepená	ker.obkl. v=1500	
206	pisoáry	5,50	ker.dl.lepená	ker.obkl. v=1500	
207	úklidová kabina	1,05	ker.dl.lepená	ker.obkl. v=1500	
208	kabina WC	1,05	ker.dl.lepená	ker.obkl. v=1500	

- Z zásobník na toaletní papír
- R zásobník na papírové ručníky
- M zásobník na mýdlo

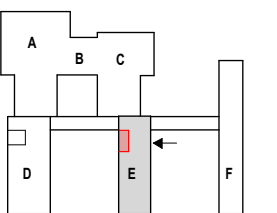

 STAVTES stavební - technická spol. s r.o. <small>Tylova ul. č. 3 796 01 Prostějov tel./fax (+420) 582 340 913 e-mail: stavtespv@volny.cz</small>	architektonický návrh:	ZŠ Dr. Horáka - rekonstrukce vodovodního potrubí a obkladů	
	vypracoval: ing. J. Doubravová podpis:	investor: Statutární Město Prostějov nám. T. G. Masaryka 130/14 796 01 Prostějov	zakázkové č.:
autORIZOVAL: Ing. Klíč	místo: Prostějov	kraj:	Olomoucký
podpis:	měřítko: 1:50	formát:	3x A4
paré č.:	obsah: SO 02 - Pavilon E Půdorys 2.NP - stavební úpravy		stupněn: PS
			datum: 05/2016
			oddíl / č. výkresu SO 02/ D1.1.2- 02b